


ARKUSZ NR 1 ARKUSZ

Projektowana budowa sieci oświetlenia drogowego - budowa energetycznej linii kablowej nN 0,4kV oświetleniowej wraz ze słupami oświetleniowymi, oprawami oświetleniowymi i szafką oświetleniową, L=955m

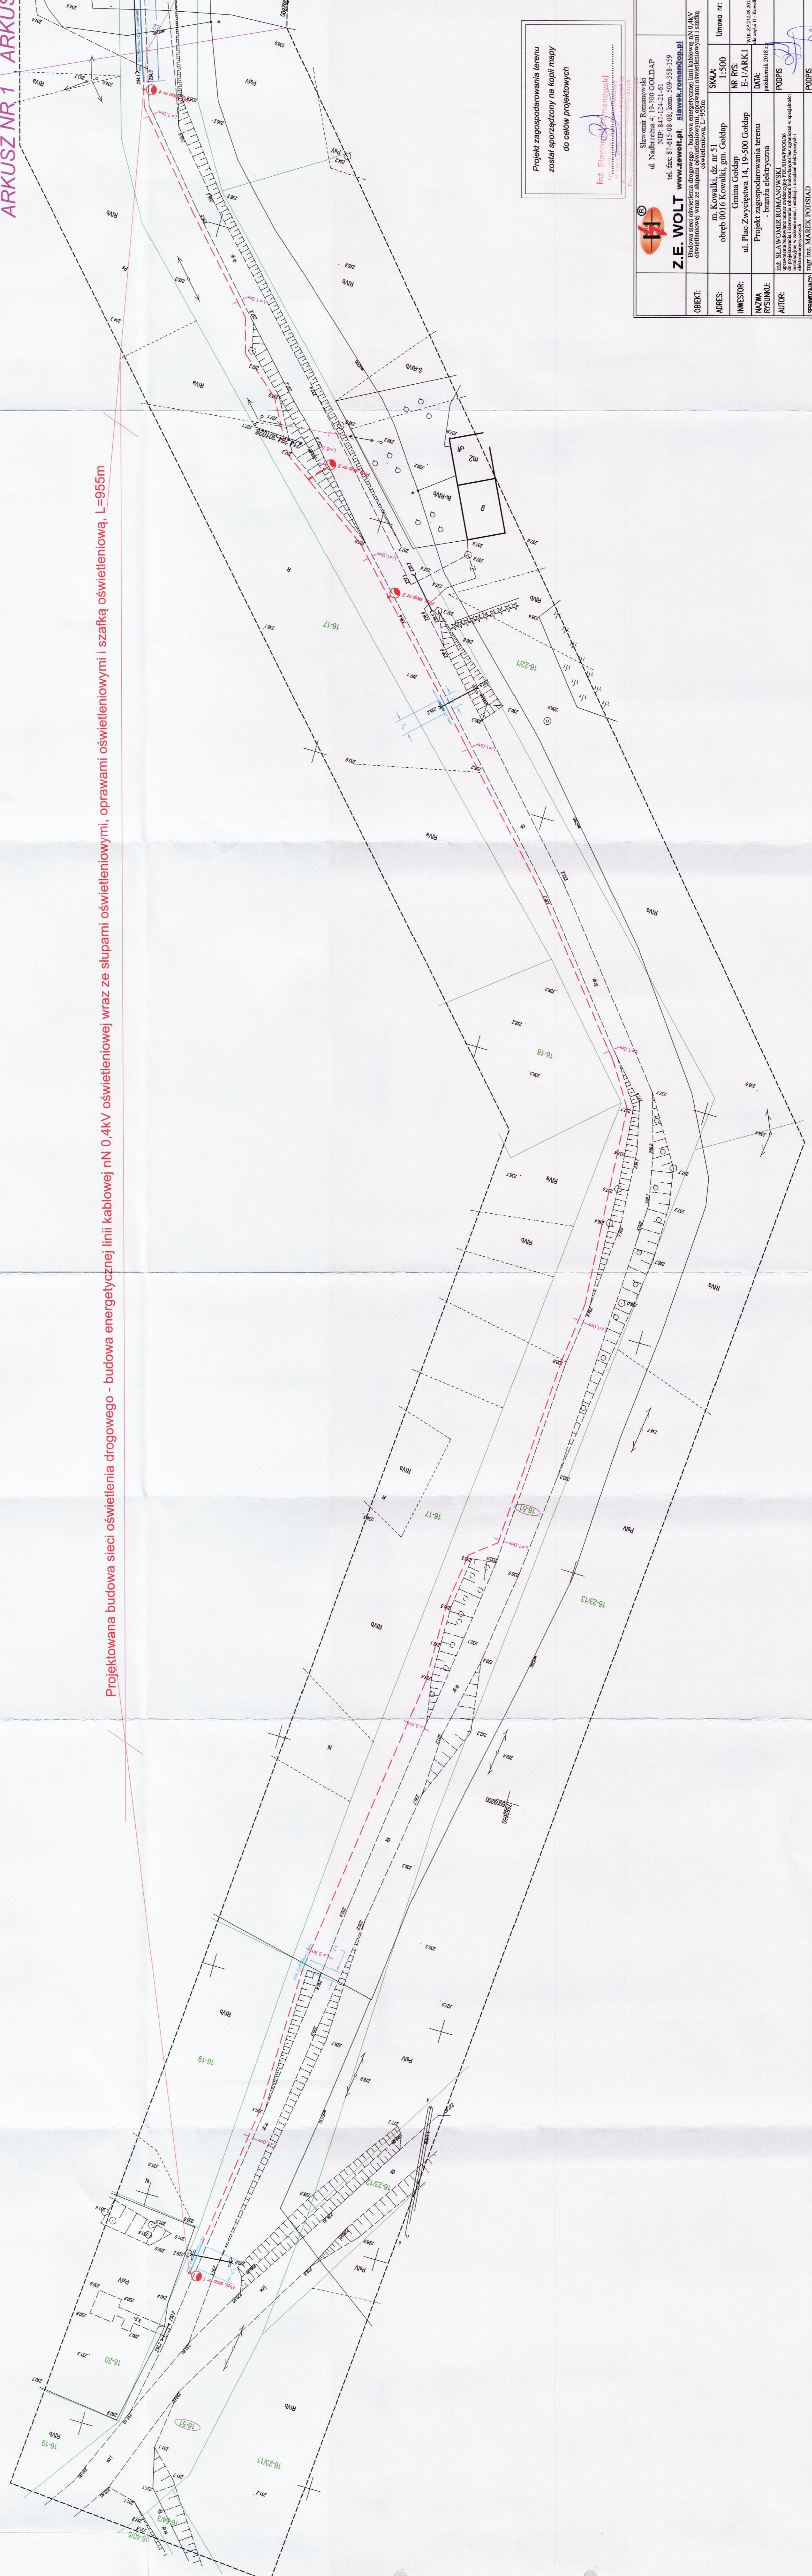

Projekt zagospodarowania terenu
został sporządzony na kopii mapy
do celów projektowych

Inż. Sławomir Romanowski
ul. Słowackiego 14, 19-500 Goldap
tel. 87-615-08-08, kom. 509-558-159
www.zawot.pl, biuro@zawot.pl

		Skawotek Remonty i Usługi ul. Nadziarna 4, 19-500 GOLDAP NIP: 847-124-21-61 tel. fax: 87-615-08-08, kom. 509-558-159 www.zawot.pl, biuro@zawot.pl	Umowa nr: 1.500
OBIEKT: Budowa sieci oświetlenia drogowego - budowa energetycznej linii kablowej nN 0,4kV oświetleniowej wraz ze słupami oświetleniowymi, oprawami oświetleniowymi i szafką oświetleniową, L=955m	SKALA: 1:500	NR RYS: E-1/ARK1	Imię i nazwisko: Sławomir Romanowski
ADRES: m. Kowalki, dz. nr 51 obręb 0016 Kowalki, gm. Goldap	INWESTOR: Gmina Goldap ul. Plac Zwycięstwa 14, 19-500 Goldap	DATA: październik 2018 r.	Nazwa rysunku: Projekt zagospodarowania terenu - branża elektryczna
AUTOR: Inż. SŁAWOMIR ROMANOWSKI Inżynier elektryczny	SPRAWOCZYNIA: Inż. DZ. MAREK PODSIAD Inżynier elektryczny	PODPIS: [Signature]	PODPIS: [Signature]