



Projektowana rozbudowa sieci oświetlenia drogowego - budowa energetycznej linii kablowej nN 0,4kV oświetleniowej wraz ze słupami oświetleniowymi, oprawami oświetleniowymi i szafka oświetleniową, L=955m

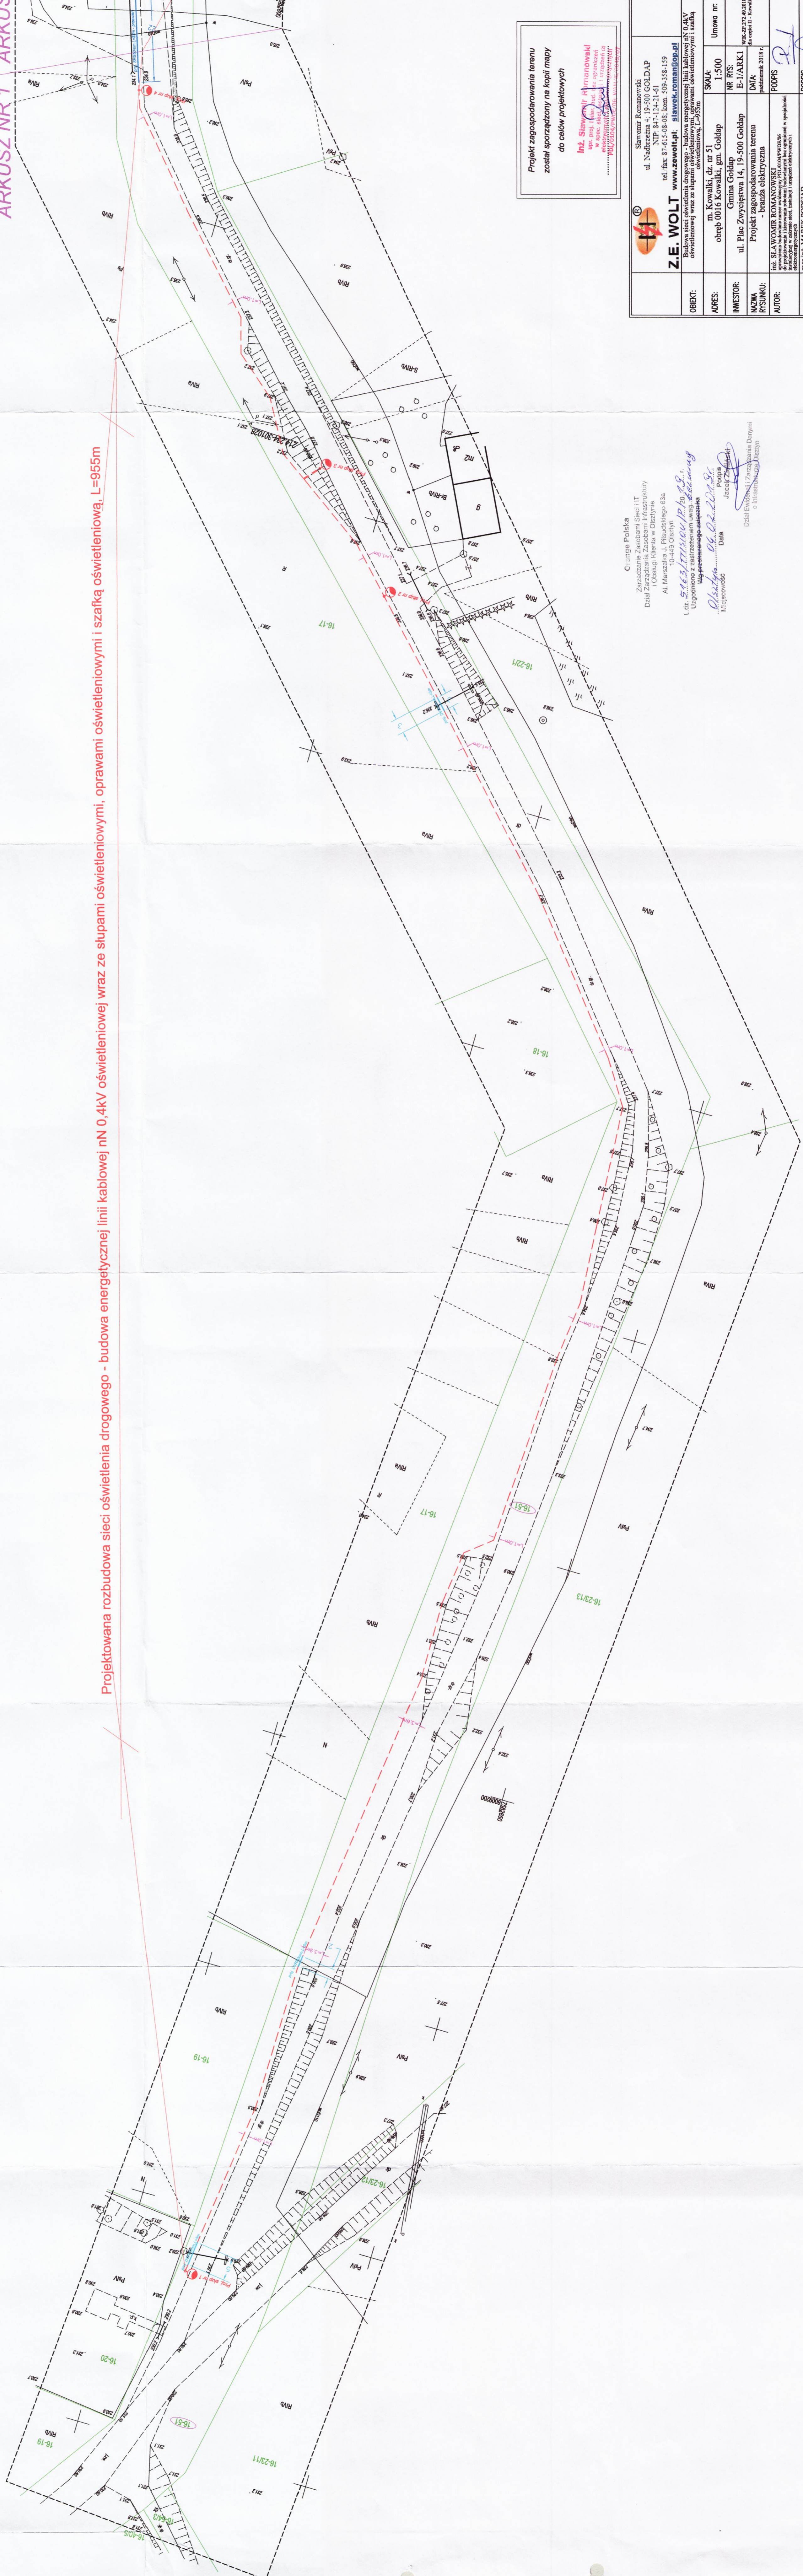

Projekt zagospodarowania terenu
został sporządzony na kopii mapy
do celów projektowych

inż. Sławomir Romanowski
ul. Nadbrzeżna 4, 19-500 Góldap
tel. fax: 87-615-08-08; kom. 509-338-159
www.zewoltpi.slawek.romanowski.pl

		Sławomir Romanowski ul. Nadbrzeżna 4, 19-500 GÓLDAP tel. fax: 87-615-08-08; kom. 509-338-159 www.zewoltpi.slawek.romanowski.pl
OBIEKT:	Budowa sieci oświetlenia drogowego - budowa energetycznej linii kablowej nN 0,4kV oświetleniowej wraz ze słupami oświetleniowymi i szafka oświetleniową, L=955m	
ADRES:	m. Kowalki, dz. nr 51 obręb 0016 Kowalki, gm. Góldap	SKALA: 1:500 Umowa nr:
INWESTOR:	Gmina Góldap ul. Plac Zwycięstwa 14, 19-500 Góldap	NR R/S: E-1/ARK1 DATA: październik 2018 r.
NAZWA RYSUNKU:	Projekt zagospodarowania terenu - branża elektryczna	
AUTOR:	inż. SŁAWOMIR ROMANOWSKI	
SPRAWDZAJĄCY:	inż. MAREK PODSIAD	

Biuro Projektowe
Zarządzanie Zasobami Sieci i IT
Dział Zarządzania Zasobami Infrastruktury
i Obsług Klienta w Olsztynie
Al. Marszałka J. Piłsudskiego 63a
10-119 Olsztyn
L. dt. 50.6.2018
Ugospodarzenie terenu
Ugospodarzenie terenu

Obliczenia 06.02.2018
Data
Jacek Zimnicki
Pełnomocnik
Dział Inżynierski Zarządzania Danymi
o Infrastruktura Danych