

# MAPA SYT.-WYS.

pod przyłącze eN do działki 209/28

Obręb : 0001 Bałupiany (Niedzwica)  
Gmina : 03\_5 Gołdap  
Powiat : 18 - gołdapski  
Woj. : 28 warmińsko - mazurskie

Skala 1 : 500

MAPA DO CELÓW PROJEKTOWYCH  
Aktualna na dzień 06.10.2023r.

Nr kanc.: GN.6640.2.399.2023 Nr ks.rob.: 100/2023


układ współrzędnych 2000 południk 21  
poziom odniesienia "PL-EVRF2007-NH - Amsterdam"

Niniejszą mapę sporządzono na podstawie materiałów archiwalnych i nowego (uzupełnionego) pomiaru z roku 2023

Obowiązkiem inwestora (wykonawcy) jest zgłoszenie przed zasypaniem wszelkich urządzeń podziemnych celem inwentaryzacji powykonawczej.

Poza wykazanymi na niniejszej mapie urządzeniami podziemnymi nie wyklucza się istnienia w terenie urządzeń podziemnych o których brak informacji w środkach branżowych i nie zostały odnalezione w czasie inwentaryzacji.

Szkic orientacyjny  
skala 1 : 25000

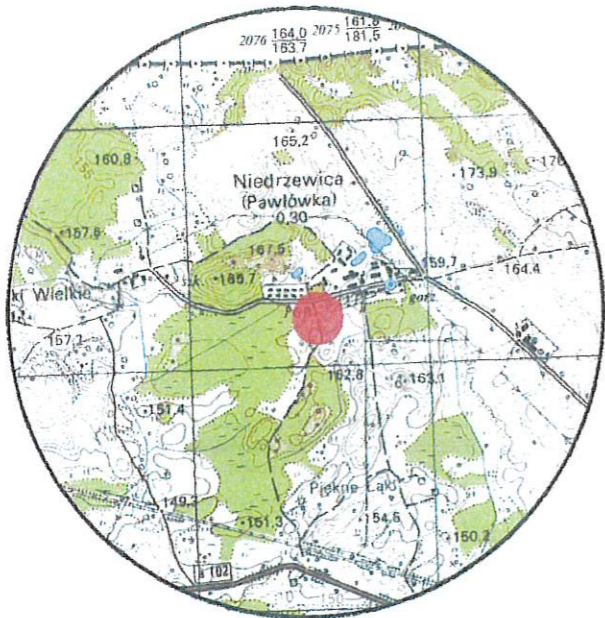

Uwaga! Użytki gruntowe wykazane na niniejszej mapie kolorem zielonym przedstawiają sposób użytkowania zgodny z ewidencją gruntów na dzień sporządzenia mapy.

Informacje o służebnościach gruntowych, mających wpływ na zagospodarowanie gruntów zlokalizowanych w granicach projektowanej inwestycji - nie badano

Oznaczenie granic obszaru, który był przedmiotem aktualizacji.

**GEOIDA**  
PRYWATNA FIRMA GEODEZYJNA

Paweł Krasowski  
ul. Kolejowa 29/4, 19-406 Olecko  
tel/fax (87) 520-33-33, kom. 502-088-500  
www.geoida.olecko.pl biuro@geoida.olecko.pl

Wykonał geodeta:  
**PAWEŁ KRASOWSKI**


**GEODETA**  
inż. Paweł Krasowski

Kierownik robót:  
**CZESŁAW KRASOWSKI**

**GEODETA UPRAWNIONY**  
Zaśw. G.0101K Nr 2199  
mg. inż. Czesław Krasowski

Pozwiera się, że niniejszy dokument został opracowany w wyniku prac geodezyjnych i kartograficznych, których rezultaty zawiera operat techniczny wpisany do ewidencji materiałów państwowego zasobu geodezyjnego i kartograficznego	
Organ prowadzący państwowy zasób geodezyjny i kartograficzny	STAROSTA GOŁDAPSKI
identyfikator ewidencji materiału zasobu technicznego	P.28.18.2023.374
Data wpisania operatu technicznego do ewidencji materiałów zasobu	10.10.2023r.
Imię, nazwisko i podpis osoby reprezentującej organ	Z up. STAROSTY

inż. Weronika Kuśtowska  
MŁODSZY REFERENT  
w Wydziale Geodezji i Nieruchomości

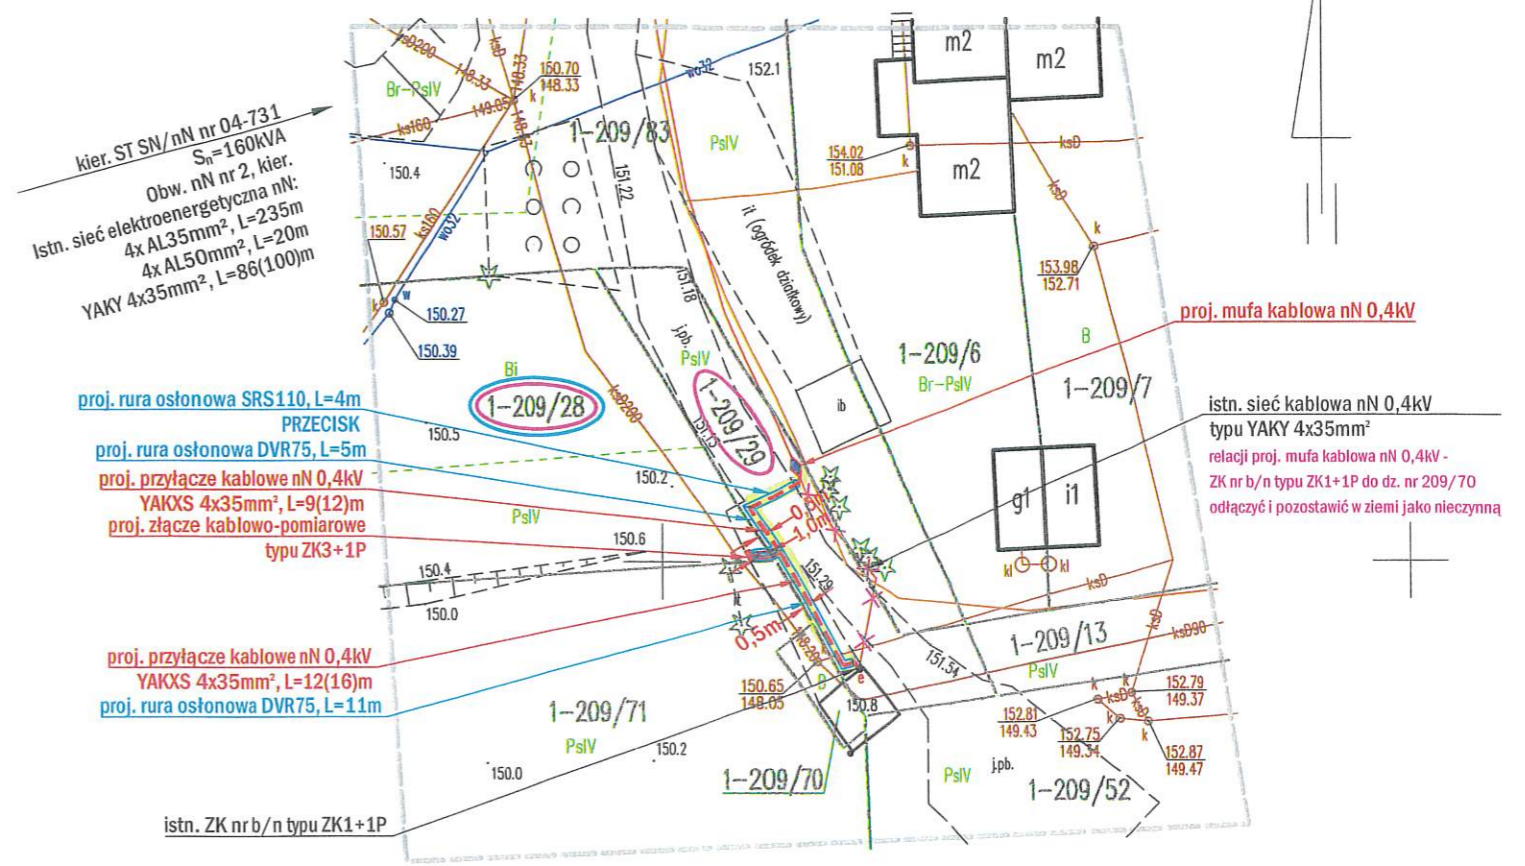

Trasę projektowanego przyłącza nN 0,4kV  
uzgodniono w RE Efk PGE Dystrybucja S.A.

Krysiewicz  
Tomasz  
11503224

Elektronicznie podpisany  
przez Krysiewicz Tomasz  
11503224  
Data: 2023.11.27  
08:33:29 +01'00'

<b>Zakład Instalacji Elektrycznych MONTER Zdzisław Kornyszko</b> ul. Aleksandra Puty 11/5, 16-400 Suwałki, NIP: 844-103-65-34 tel.: 532-532-002, e-mail: monter.zie@gmail.com		
	OBIEKT PRZYŁĄCZANY: budynek mieszkalny, dz. nr 209/28	
	ADRES INWESTYCJI: Niedzwica (obr. nr 0001 Bałupiany), gmina Gołdap dz. nr 209/29, 209/28	
INWESTOR: PGE Dystrybucja S.A. z siedzibą w Lublinie ul. Garbarska 21A 20-340 Lublin	NAZWA RYSUNKU: Budowa elektroenergetycznego przyłącza kablowego nN 0,4kV - PROJEKT ZAGOSPODAROWANIA TERENU	
SKALA 1:500	DATA OPRACOWANIA PAŹDZIERNIK 2023r.	WARUNKI PRZYŁĄCZENIA 23-B4/WP/05133 z dn. 07.09.2023r.
PROJEKTOWAŁ: inż. Dymitr Naliwajko Upr. bud. nr BI/226/89 Nr ew. PDL/IE/0971/01	Podpis: 	UMOWA UMR/DYS/OB/RU/04048/2023/WY Branża Nr rys. <b>E 2</b>
WSPÓŁPRACA: inż. Jarosław Wysocki	Podpis: 	