

PLAN SYTUACYJNY

proj. ZK3+1TL
do dz. nr 610/1

proj. SRS110 L=12m
przecisk

proj. YAKXS 4x120mm²
L=136(143)m

proj. SRS110 L=11m
przecisk

proj. YAKXS 4x120mm²
L=112(124)m

proj. ZK4+1TL
do dz. nr 267
proj. 2xSRS110 L=8m
przecisk

proj. SRS110 L=8m
przecisk

proj. SZ 160
proj. SRS110 L=8m
przecisk

zas. ST 4.1393
obwód nr 2 kier. Kociołnia
zab. 3xWF-1/gG 63A

g1

Obszar objęty służebnością przesyłu na dz. nr 40/4:
Złącze ZK3+1TL - 0,80m x 0,25m = 0,20m²
Kabel YAKXS 4x120mm² - 227,00m x 1,00m = 227,00m²

MAPA DO CELÓW PROJEKTOWYCH

SKALA 1:500

dz. nr 202/3, 203 i in.

ark. mapy zasad. 7.220.31.06.2.4

Obiekt: Niedzwica

Jednostka ewidencyjna: 281803_5 Gmina Goldap

Obręb ewidencyjny: 0001 Bałupiany

Wykonana dnia 09.05.2025 r. przez geodetę inż. Andrzeja Olszewskiego.

Kierownik prac geodeta uprawniony Wanda Kuklewicz nr upr. zaw. 14574

Mapa w układzie "2000/21", układ wysokości PL-EVRF2007-NH

Nr Rejestru Zgłoszeń GN.6640.2.223.2025 Nr ks. zam. 76/2025

Nie wyklucza się istnienia w terenie innych nie wskazanych na niniejszej mapie urządzeń podziemnych, które nie były zgłoszone do inwentaryzacji powykonawczej zgodnie z art. 27 ustawy z dnia 17 maja 1989 r. Prawo geodezyjne i kartograficzne (t.j. Dz.U. z 2024 r. poz. 1151)

Obowiązkiem inwestora (wykonawcy) jest zgłoszenie przed zasypianiem wszelkich urządzeń podziemnych celem inwentaryzacji powykonawczej.

Wykonanie niniejszej mapy nie było poprzedzone ustaleniami dot. ewentualnych służebności gruntowych obciążających grunty położone w granicach projektowanej inwestycji budowlanej.

Dane w zakresie ewidencji gruntów wniesiono z numerycznej mapy ewidencji gruntów i budynków udostępnionej przez PODGiK w Goldapi, bez prawnego ustalenia granic.

Mapę sporządzono na podstawie materiałów archiwalnych ODGiK w Goldapi, bazy danych mapy zasadniczej i pomiaru aktualizacyjnego z dnia 08.05.2025 r.

GEODETA

inż. Andrzej Olszewski

GEODETA UPRAWNIONY


Wanda Kuklewicz

Ustawa Geodezyjna i Kartograficzna
KLASYFIKACJA GEODETÓW
Andrzej Olszewski
Kierownik prac geodeta uprawniony Wanda Kuklewicz nr upr. zaw. 14574
Zgłoszenie mapy do celów projektowych otrzymane pozytywny wynik
weryfikacji protokołu weryfikacji nr 1 z dnia 09.05.2025 r.

Jestem świadomy odpowiedzialności karnej za złożenie fałszywego
świadectwa - przesyłam świadectwo, że moje zgłoszenie pracy geodezyjnej
dnia 09.05.2025 r. Stanisław Goldapski wykonano przez
usługę Geodezyjno-Kartograficzną Kłasyfikacji Geodetów Andrzej Olszewski
Kierownik prac geodeta uprawniony Wanda Kuklewicz nr upr. geod. Nr 14574
Zgłoszenie mapy do celów projektowych otrzymane pozytywny wynik
weryfikacji protokołu weryfikacji nr 1 z dnia 09.05.2025 r.

GEODETA

inż. Andrzej Olszewski

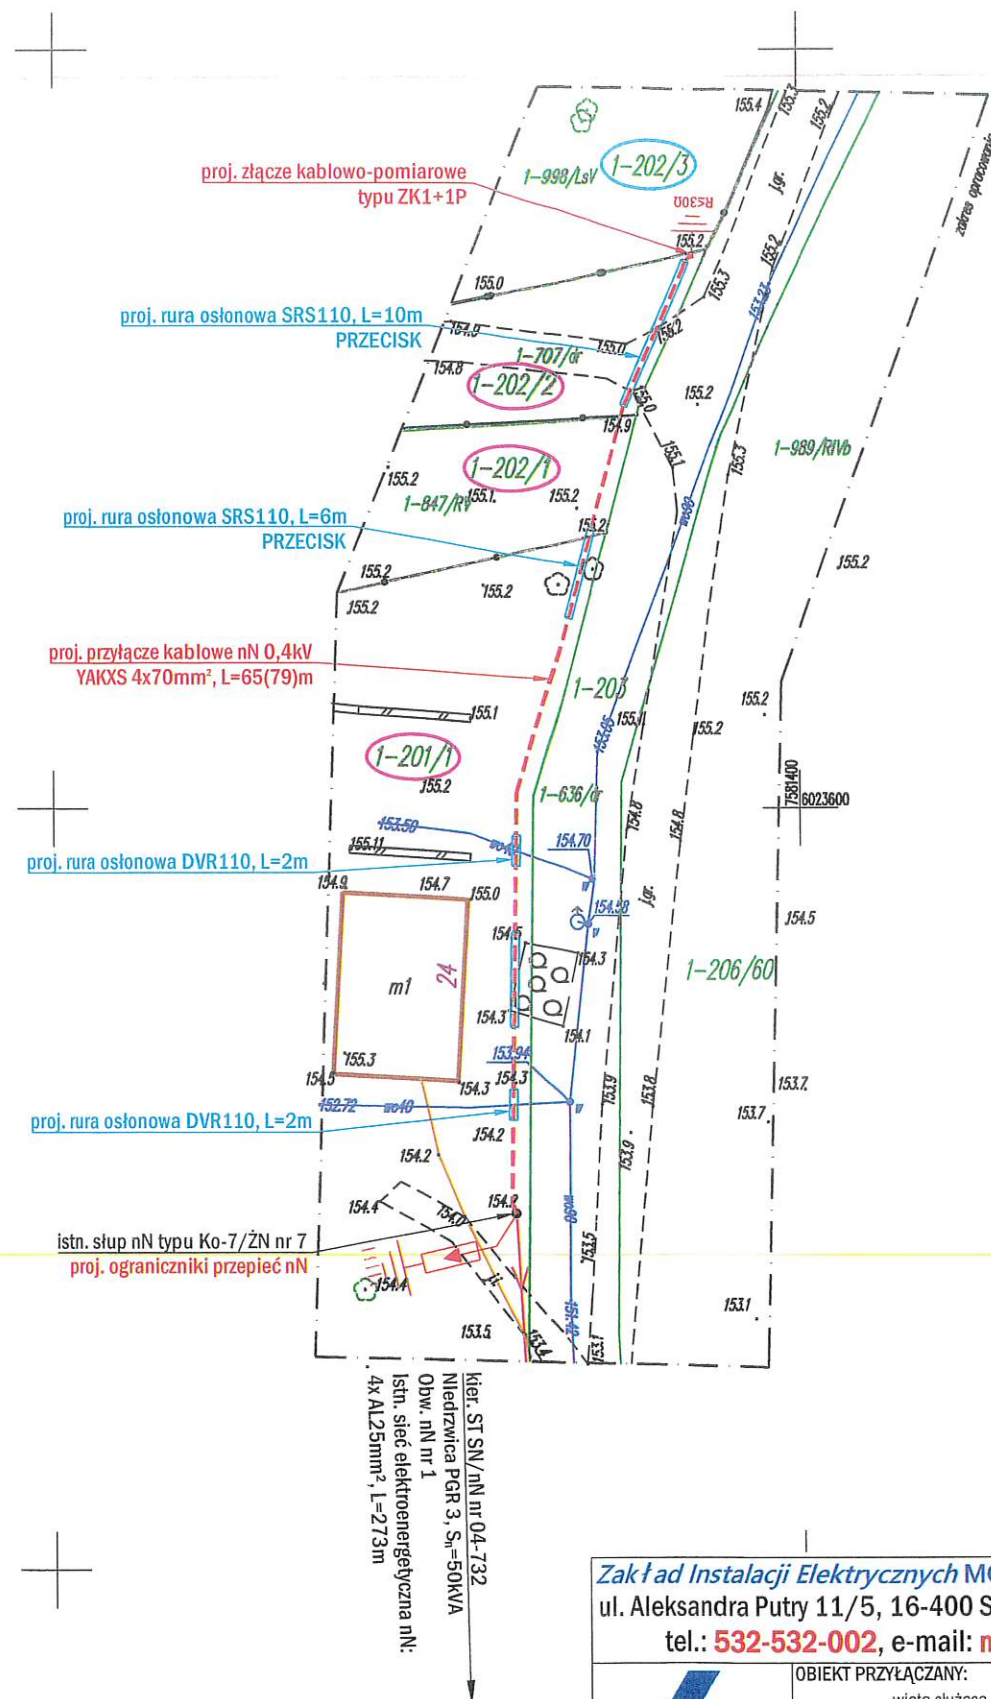

Trasę projektowanego elektroenergetycznego przyłącza kablowego nN 0,4kV uzgodniono bez uwag

PGE Dystrybucja S.A.
Oddział Białystok
Rejon Energetyczny Ełk

Krysiewicz
Tomasz 11503224

Elektronicznie podpisany przez
Krysiewicz Tomasz 11503224
Data: 2025.05.20 14:47:40
+02'00"

Zakład Instalacji Elektrycznych MONTER Zdzisław Kornyszko
ul. Aleksandra Putry 11/5, 16-400 Suwałki, NIP: 844-103-65-34
tel.: 532-532-002, e-mail: monter.zie@gmail.com



OBIEKT PRZYŁĄCZANY:
wiata służąca do produkcji rolnej, dz. nr 202/3

ADRES INWESTYCJI:
Bałupiany (obr. nr 0001 Bałupiany), gmina Goldap,
dz. nr 201/1, 202/1, 202/2.

INWESTOR:
PGE Dystrybucja S.A.
z siedzibą w Lublinie
ul. Garbarska 21A
20-340 Lublin

NAZWA RYSUNKU:
Budowa elektroenergetycznego przyłącza kablowego nN 0,4kV
- PROJEKT ZAGOSPODAROWANIA TERENU

SKALA 1:500 DATA OPRACOWANIA MAJ 2025r. WARUNKI PRZYŁĄCZENIA 24-B4/WP/00293 z dn. 05.02.2024r.

PROJEKTOWAŁ:
inż. Dymitr Naliwajko
opr. bud. nr BI/226/89
nr ew. PDL/IE/0971/01

Podpis: Naliwajko

WSPÓŁPRACA:
Katarzyna Mroziewicz

Podpis: K

UMOWA
UMR/DYS/OB/RR/4/03050/2025/WY

Branża Nr rys.
E 2

MAPA DO CELÓW PROJEKTOWYCH

SKALA 1:500 dz. nr 202/3, 203 i in. ark. mapy zasad. 7.220.31.06.2.4

Obiekt: Niedzwica
Jednostka ewidencyjna: 281803_5 Gmina Goldap
Obręb ewidencyjny: 0001 Balupiany
Wykonana dnia 09.05.2025 r. przez geodetę inż. Andrzeja Olszewskiego.
Kierownik prac geodeta uprawniony Wanda Kukiewicz nr upr. zaw. 14574
Mapa w układzie "2000/21", układ wysokości PL-EVRF2007-NH
Nr Rejestru Zgłoszeń GN.6640.2.223.2025 Nr ks. zam. 76/2025
Nie wyklucza się istnienia w terenie innych nie wskazanych na niniejszej mapie urządzeń podziemnych, które nie były zgłoszone do inwentaryzacji powykonawczej zgodnie z art. 27 ustawy z dnia 17 maja 1989 r. Prawo geodezyjne i kartograficzne (tj. Dz. U. z 2024 r. poz. 1151)
Obowiązkiem inwestora (wykonawcy) jest zgłoszenie przed zasypaniem wszelkich urządzeń podziemnych celem inwentaryzacji powykonawczej
Wykonanie niniejszej mapy nie było poprzedzone ustaleniami dot. ewentualnych służebności gruntowych obciążających grunty położone w granicach projektowanej inwestycji budowlanej.
Dane w zakresie ewidencji gruntów wniesiono z numerycznej mapy ewidencji gruntów i budynków udostępnionej przez PODGiK w Goldapi, bez prawnego ustalenia granic.
Mapę sporządzono na podstawie materiałów archiwalnych ODGiK w Goldapi, bazy danych mapy zasadniczej i pomiaru aktualizacyjnego z dnia 08.05.2025 r.



GEODETA

inż. Andrzej Olszewski

GEODETA UPRAWNIONY


Wanda Kukiewicz

19.05.2025

Jestem świadomy odpowiedzialności karnej za złożenie fałszywego oświadczenia i niniejszym oświadczam, że moje zgłoszenie pracy geodety nr 6640.2.223.2025 u Starosty Goldapskiego zostało wykonane przez usługę Geodezyjno-Kartograficzne Klasyfikacja Gruntów Andrzeja Olszewskiego, kierownika prac geodeta uprawnionego Wandy Kukiewicz (upr. geod. Nr 14574). Zgłoszenie mapy do celów projektowych otrzymałem pozytywny wynik weryfikacji protokołu weryfikacji nr 1 z dnia 08.05.2025 r.

GEODETA

inż. Andrzej Olszewski

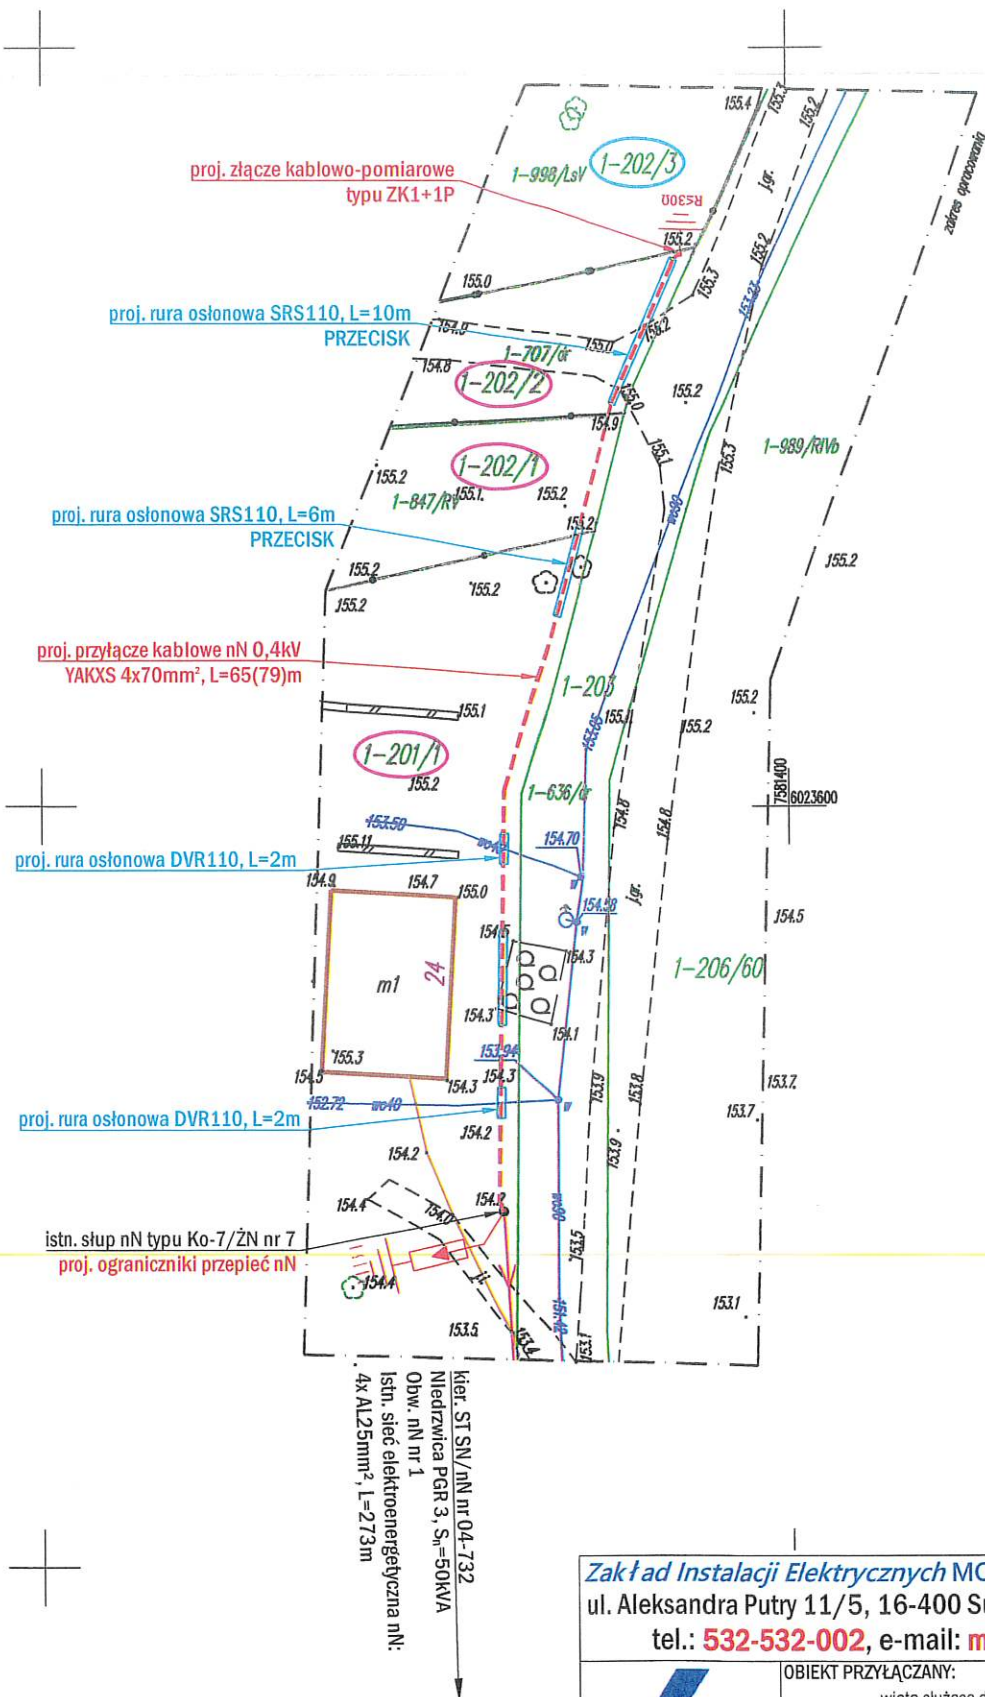

Trasę projektowanego elektroenergetycznego przyłącza kablowego nN 0,4kV uzgodniono bez uwag

PGE Dystrybucja S.A.
Oddział Białystok
Rejon Energetyczny Ełk

Krysiewicz
Tomasz 11503224

Elektronicznie podpisany przez
Krysiewicz Tomasz 11503224
Data: 2025.05.20 14:47:40
+02'00'

Zakład Instalacji Elektrycznych MONTER Zdzisław Kornyszko ul. Aleksandra Putry 11/5, 16-400 Suwałki, NIP: 844-103-65-34 tel.: 532-532-002, e-mail: monter.zie@gmail.com			
	OBIEKT PRZYŁĄCZANY: włata służąca do produkcji rolnej, dz. nr 202/3		
	ADRES INWESTYCJI: Balupiany (obr. nr 0001 Balupiany), gmina Goldap, dz. nr 201/1, 202/1, 202/2,		
INWESTOR: PGE Dystrybucja S.A. z siedzibą w Lublinie ul. Garbarska 21A 20-340 Lublin	NAZWA RYSUNKU: Budowa elektroenergetycznego przyłącza kablowego nN 0,4kV - PROJEKT ZAGOSPODAROWANIA TERENU		
	SKALA 1:500	DATA OPRACOWANIA MAJ 2025r.	WARUNKI PRZYŁĄCZENIA 24-B4/WP/00293 z dn. 05.02.2024r.
PROJEKTOWAŁ: inż. Dymitr Naliwajko upr. bud. nr BI/226/89 nr ew. PDL/IE/0971/01	Podpis: 		
WSPÓŁPRACA: Katarzyna Mroziewicz	Podpis: 		
UMOWA UMR/DYS/OB/RR4/03050/2025/WY		Branża E	Nr rys. 2

SKALA 1:500 dz. nr 22/1, 25, 66/3 i in. ark. mapy zasad. 7.218.31.13.3.4

Jednostka ewidencyjna: 281803_5 Gmina Goldap

Obręb ewidencyjny: 0021 Osowo

Wykonana dnia 05.06.2025 r. przez geodetę inż. Andrzeja Olszewskiego

Kierownik prac geodeta uprawniony Wanda Kuklewicz, nr upr. zaw. 14574

Mapa w układzie "2000/21", układ wysokości PL-EVRF2007-NH

Nr Rejestru Zgłoszeń GN.6640.2.291.2025 Nr ks. zam. 102/2025

Nie wyklucza się istnienia w terenie innych nie wskazanych na niniejszej mapie urządzeń podziemnych.

które nie były zgłoszone do inwentaryzacji powykonawczej zgodnie z art. 27 ustawy z dnia 17 maja 1989 r.

Prawo geodezyjne i kartograficzne (t.j. Dz.U. z 2024 r. poz. 1151)
Obroniamy inwestora (wzrokowca) jest zobowiązanie przed zainicjowaniem wszelkich urządzeń podziemnych

Obowiązkiem inwestora (wykonawcy) jest zgłoszenie przed zasypaniem wszelkich urządzeń podziemnych celem inwentaryzacji powykonawczej

Wykonanie niniejszej mapy nie było poprzedzone ustaleniami dot. ewentualnych służebności gruntowych

Wykonanie niniejszej mapy nie było poprzedzone ustaleniami ob: ewentualnych służebności granicznych obciążających grunty położone w granicach projektowanej inwestycji budowlanej.

Dane w zakresie ewidencji gruntów wniesiono z numerycznej mapy 1:50 000 z Głównego Urzędu Geodezyjnego i Kartograficznego.

przez PODGIK w Goldapi, bez prawnego ustalenia granic

Mapę sporządzono na podstawie materiałów archiwalnych ODGiK w Górali, bazy danych mapy zasadniczej i pomiaru aktualizacyjnego z dnia 04.06.2025 r.

1. pomiaru aktualizacji z dnia 04.06.2025 r.

inż. Andrzej Olszewski

GEODETA I PRAWNIONY

nr upr Law 14574

Wanda Kulewicz


19-500 Goldap, ul. Reymonta 15

tel 87 615 08 80


Jestem świadomy odpowiedzialności karnej za złożenie fałszywego oświadczenia i niniejszym oświadczam, że moje zgłoszenie pracy geodezyjnej z nr GbN4042.291.2025 u Starosty Jondalskiego wykonywane przez Urząd Geodezyjno-Kartograficzny Klasyfikacji Gruntów Andrzej Ciszewski, kierownik prac geodezyjnych, Małgorzata Kulewicz (ur. 06.11.1957), geodeta (zgodnie z rozporządzeniem Ministra Rolnictwa i Gospodarki Żywnościowej z dnia 15.06.2006 r.)

GEODETA

inż. Andrzej Olszewski

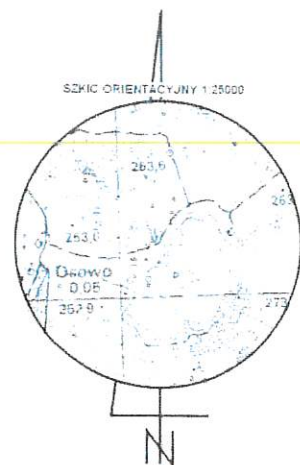

Uslugi Techniczne Kartograficzne
KARTOGRAFIA GRUNTOW
Andrzej Olszewski
19-500 Lublin Osiedle Mińskich 7/23
Pracownia ul. Żurawieńskiego 5A
tel 602 115 439 78 70 25 81 54
REGON 141624119 NIP 525-222-56

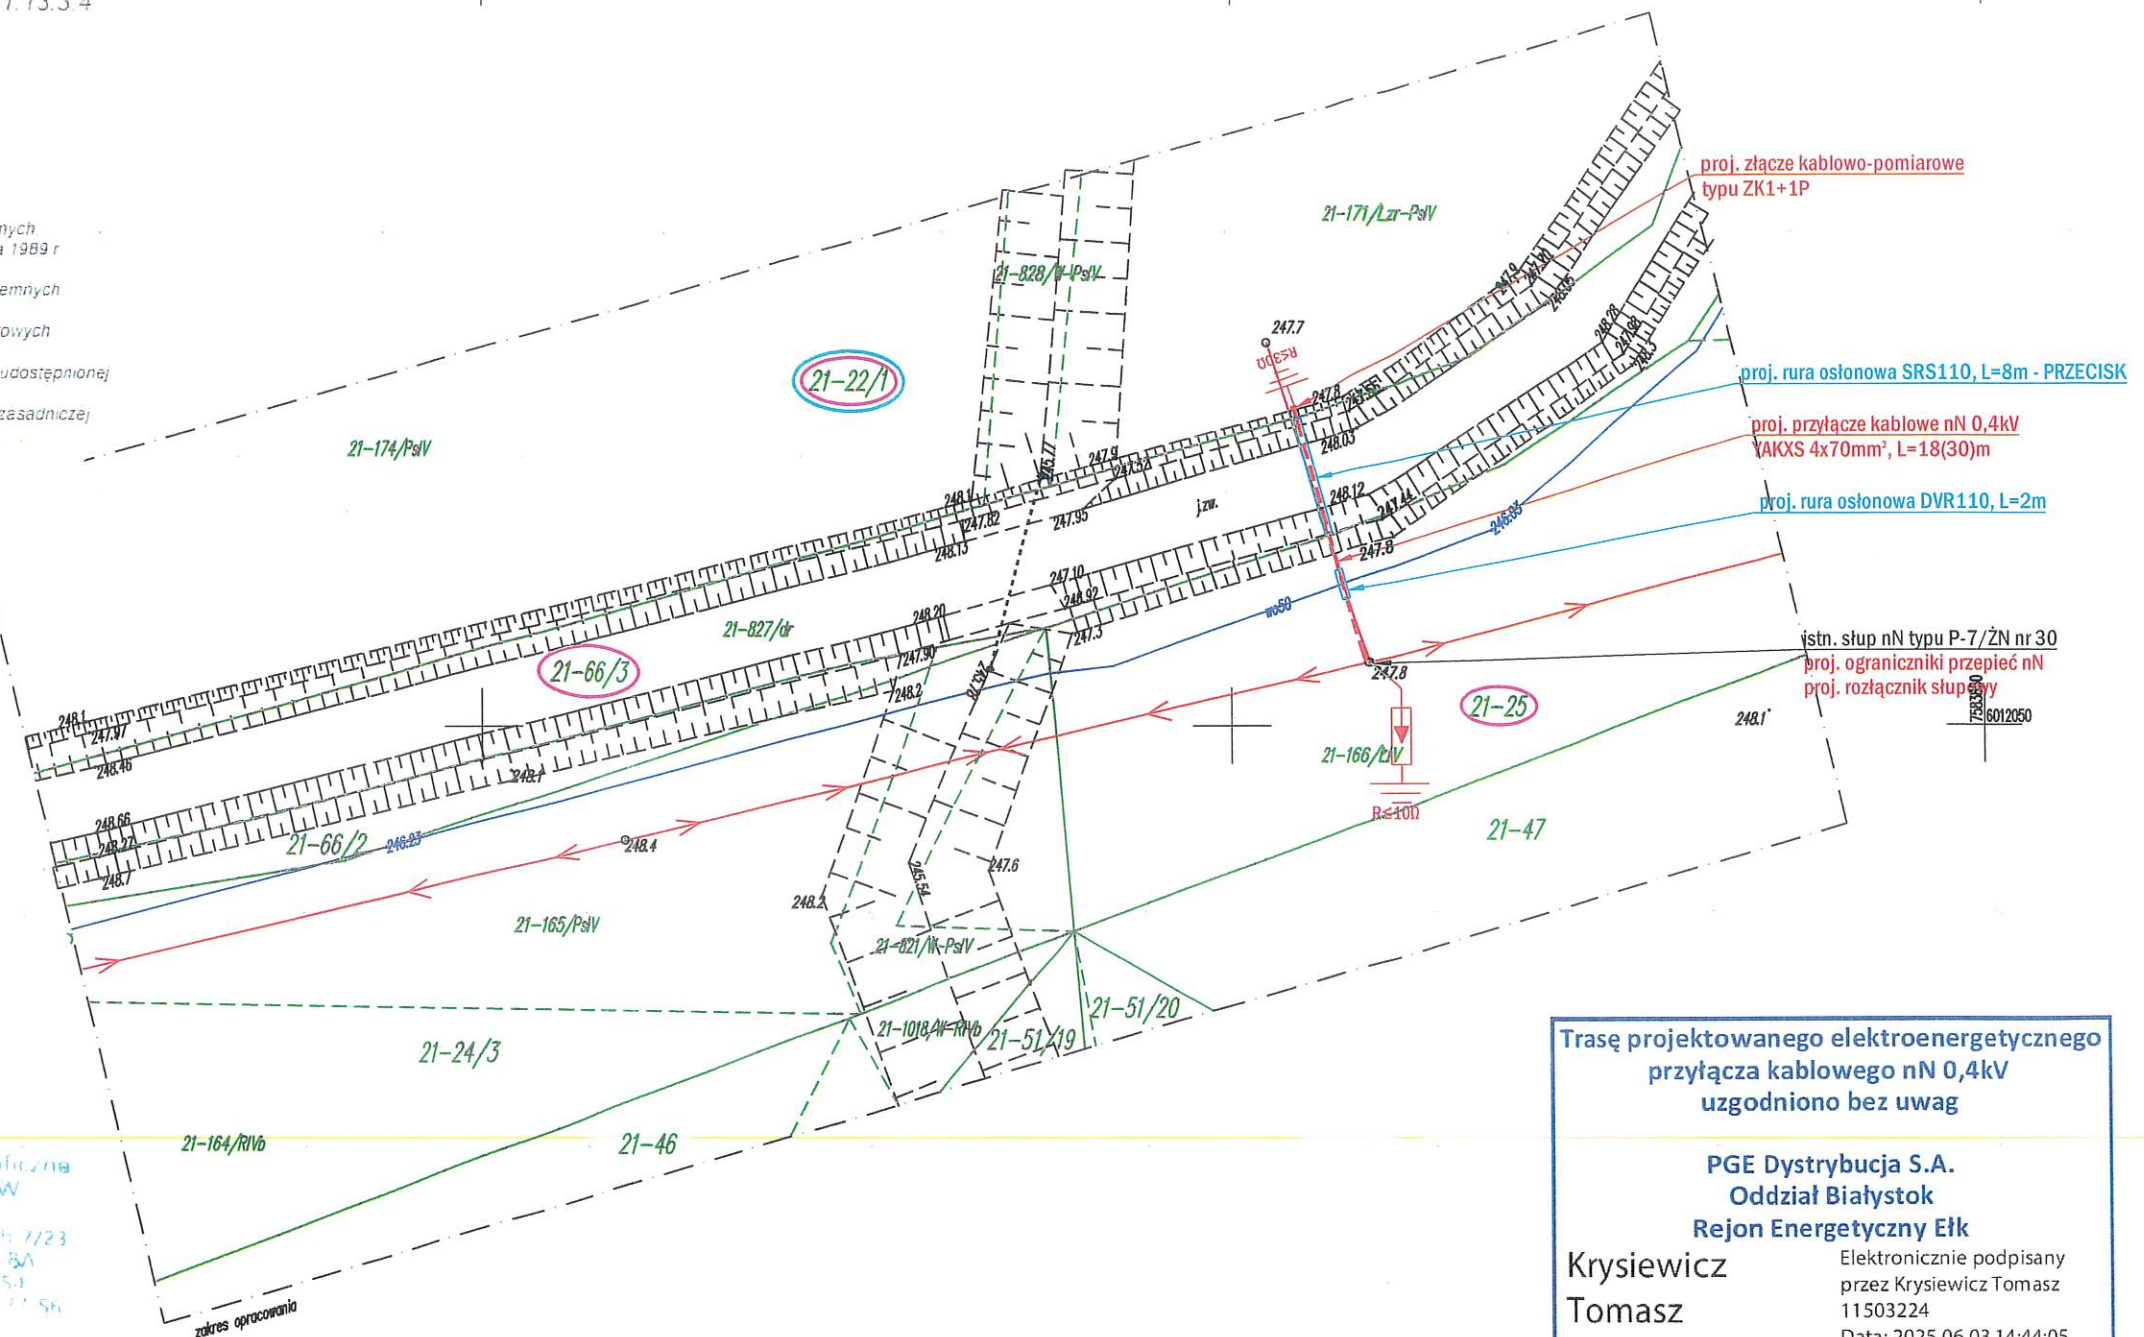

Trasę projektowanego elektroenergetycznego przyłącza kablowego nN 0,4kV uzgodniono bez uwag

PGE Dystrybucja S.A.
Oddział Białystok
Rejon Energetyczny Ełk

Krysiewicz
Tomasz
11503224


Elektronicznie podpisany
przez Krysiewicz Tomasz
11503224
Data: 2025.06.03 14:44:05
+02'00'

Zakład Instalacji Elektrycznych MONTER Zdzisław Kornyszko
ul. Aleksandra Putry 11/5, 16-400 Suwałki, NIP: 844-103-65-34
tel.: **532-532-002**, e-mail: **monter.ze@gmail.com**

	OBIEKT PRZYŁĄCZANY: obora, dz. nr 22/1		
	ADRES INWESTYCJI: Osowo (obr. nr 0021 Osowo), gmina Goldap, dz. nr 25, 66/3, 22/1		
INWESTOR: PGE Dystrybucja S.A. z siedzibą w Lublinie ul. Garbarska 21A 20-340 Lublin	NAZWA RYSUNKU: Budowa elektroenergetycznego przyłącza kablowego nN 0,4kV - PROJEKT ZAGOSPODAROWANIA TERENU		
	SKALA 1:500	DATA OPRACOWANIA MAJ 2025r.	WARUNKI PRZYŁĄCZENIA 24-B4/WP/00622 z dn. 27.02.2024r.
PROJEKTOWAŁ: inż. Dymitr Naliwajko upr. bud. nr BI/226/89 nr ew. PD/LI/E/0971/01	Podpis: 		UMOWA UMR/DYS/OB/RR/4/03050/2025/WY
	WSPÓŁPRACA: Katarzyna Mroziewicz		Branża E
	Podpis: 		Nr rys. 2

MAPA DO CELÓW PROJEKTOWYCH	
Oznaczenie kancelaryjne zgłoszenia pracy geodezyjnej GN.6640.2.486.2024	
Objekt: Promenada Zdrojowa	pow. : gołdapski
Jednostka ewidencyjna 281803_4 Miasto Gołdap gmina	woj. : warmińsko - mazurskie
Obręb ewidencyjny 0001 Gołdap	
Skala mapy 1 : 500	2000/21
Nazwa układu współrzędnych prostokątnych płaskich układu wysokości	PL-EVRF2007-NH
Oznaczenie granic obszaru, który był przedmiotem aktualizacji	
Informacje o służebnościach gruntowych mających wpływ na zagospodarowanie gruntów, zlokalizowanych w granicach projektowanej inwestycji	nie badano
Data opracowania mapy	22-10-2024r.
Usługi Geodezyjno-Kartograficzne Mirosław Niedziejko 19-400 Olecko, Pl. Wolności 5/21 NIP 847-149-11-02 REGON 281401876 Kont. 503 849 841	
Marek Surazyński GEODETA UPR. AWNIONY zaswiadczenie GUGiK 8113	
nazwa / imię i nazwisko wykonawcy	nr uprawnień i podpis geodety

Niniejszą mapę sporządzono na podstawie materiałów archiwalnych i nowego (uzupełnionego) pomiaru z roku 2024. Obowiązkiem inwestora (wykonawcy) jest zgłoszenie przed zasypaniem wszelkich urządzeń podziemnych celem inwentaryzacji powykonawczej. Poza wykazanymi na niniejszej mapie urządzeniami podziemnymi nie wyklucza się istnienia w terenie urządzeń podziemnych o których brak informacji w środkach branżowych i nie zostały odnalezione w czasie inwentaryzacji. Uwaga! Użytki gruntowe wykazane na niniejszej mapie kolorem zielonym przedstawiają sposób użytkowania zgodny z ewidencją gruntów na dzień sporządzenia mapy.

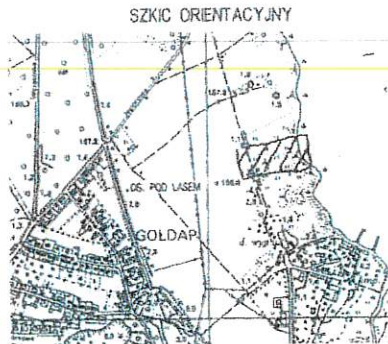

Oświadczam, że niniejszy dokument został opracowany w wyniku prac geodezyjnych, których rezultaty zawiera operat techniczny pozytywnie zweryfikowany. Jednocześnie informuję, że jestem świadomy odpowiedzialności karnej za złożenie fałszywego oświadczenia.	
Organ prowadzący zasób geodezyjny	STAROSTA GOŁDAPSKI
Identyfikator zgłoszenia pracy	GN.6640.2.486.2024
Nr oraz data sporządzenia dokumentu zawierającego wynik pozytywnej weryfikacji	Protokół weryfikacji nr GN.6640.2.486.2024_1 z dn. 22-10-2024r.
Wykonawca prac geodezyjnych	Usługi Geodezyjno-Kartograficzne Mirosław Niedziejko
Imię i nazwisko kierownika prac	Marek Surazyński, upr.8113
Data i podpis: 22-10-2024r.	

istn. sieć kablowa nN 0,4kV typu YAKXS 4x240mm², L=44(50)m
relacji istn. ST nr 04-1588 - proj. mufa kablowa nN 0,4kV

proj. mufa kablowa nN 0,4kV

proj. przyłącze kablowe nN 0,4kV YAKXS 4x240mm², L=3(6)m

istn. sieć kablowa nN 0,4kV typu YAKXS 4x240mm², L=347(358)m
relacji proj. ZK3+UPP - istn. ZK nr 77
odkopać, przeciąć, przełożyć i wprowadzić do proj. ZK3+UPP
proj. złącze kablowo-pomiarowe typu ZK3+UPP nr 1541

Trasę projektowanego elektroenergetycznego przyłącza kablowego nN 0,4kV uzgodniono bez uwag

PGE Dystrybucja S.A.
Oddział Białystok
Rejon Energetyczny Ełk

Krysiewicz
Tomasz 11503224

Elektronicznie podpisany przez Krysiewicz Tomasz 11503224
Data: 2025.07.30 16:16:37 +02'00'

Zakład Instalacji Elektrycznych MONTER Zdzisław Kornyszko
ul. Aleksandra Putry 11/5, 16-400 Suwałki, NIP: 844-103-65-34
tel.: 532-532-002, e-mail: monter.zie@gmail.com



OBJEKT PRZYŁĄCZANY: amfiteatr, dz. nr 1983/6		
ADRES INWESTYCJI: obręb nr 0001 Gołdap 1 (ul. Promenada Zdrojowa), gmina Gołdap, dz. nr 1983/6		
INWESTOR: PGE Dystrybucja S.A. z siedzibą w Lublinie ul. Garbarska 21A 20-340 Lublin	NAZWA RYSUNKU: Budowa elektroenergetycznego przyłącza kablowego nN 0,4kV - PROJEKT ZAGOSPODAROWANIA TERENU	WARUNKI PRZYŁĄCZENIA 24-B4/WP/06048 z dn. 04.12.2024r.
SKALA 1:500	DATA OPRACOWANIA SIERPIEŃ 2025r.	UMOWA UMR/DYS/OB/RR/4/03050/2025/WY z dnia 10-03-2025r.
PROJEKTOWAŁ: mgr inż. Jarosław Wysocki upr. bud. nr: PDL/0107/PWBE/25 nr ewid. POIIB: PDL/IE/0054/25		Podpis Projektanta:
WSPÓŁPRACA: Katarzyna Mroziewicz		Podpis:
BRANŻA IE		RYS. NR 2

-WYS.
kroenergetycznq

Nadbrzeżna)
dap

nazurskie

00

KTOWYCH
19.2023r.

ks.rob.: 83/2023

21
2-NH - Amsterdam"

ów archiwalnych

nie przed zasypaniem wszelkich
onowce).

i podziemnymi nie wyklucza
lonych brak informacji
w czasie inwentaryzacji.

tacyjny
5000



ej mapie kolorem zielonym
ewidencją gruntów na dzień

jących wpływ
h w granicach

by był przedmiotem aktualizacji.



Wykonał geodeta:
PAWEŁ KRASOWSKI

GEODETA
inż. Paweł Krasowski

Kierownik robót:
CZESŁAW KRASOWSKI

GEODETA UPRAWNIIONY
Zaśw. GUGiK Nr 2199


mgr inż. Czesław Krasowski

Świadczą, że niniejszy dokument został opracowany w wyniku prac geodezyjnych i kartograficznych, których rezultaty zawiera operat techniczny wpisany do ewidencji materiałów państwowego zasobu geodezyjnego i kartograficznego.

Organ prowadzący państwowy zasób geodezyjny i kartograficzny	STAROSTA GOŁDAPSKI
Identyfikator ewidencji materiału zasobu geodezyjnego i kartograficznego	P.2818-2023.354
Data wpisania operatu technicznego do ewidencji materiałów zasobu	25.09.2023r.
Imię, nazwisko i podpis osoby reprezentującej organ	Z up. STAROSTY inż. Weronika Kuśłowska MŁODSZY REFERENT w Wydziale Geodezji i Nieruchomości

istn. WST SN/nN nr 04-1225
Gołdap WVG, S_n=250kVA
obw. nN nr 5, kier. ZK nr 922
istn. sieć elektroenergetyczna nN:
YAKXS 4x240mm², L=102m

istn. sieć kablowa nN 0,4kV
typu 2x [YAKXS 4x35mm²]
relacji ST nr 04-1225 (obw. 1) - ZK nr 107
odłączyć obustronnie i pozostawić
w ziemi jako nieczynny

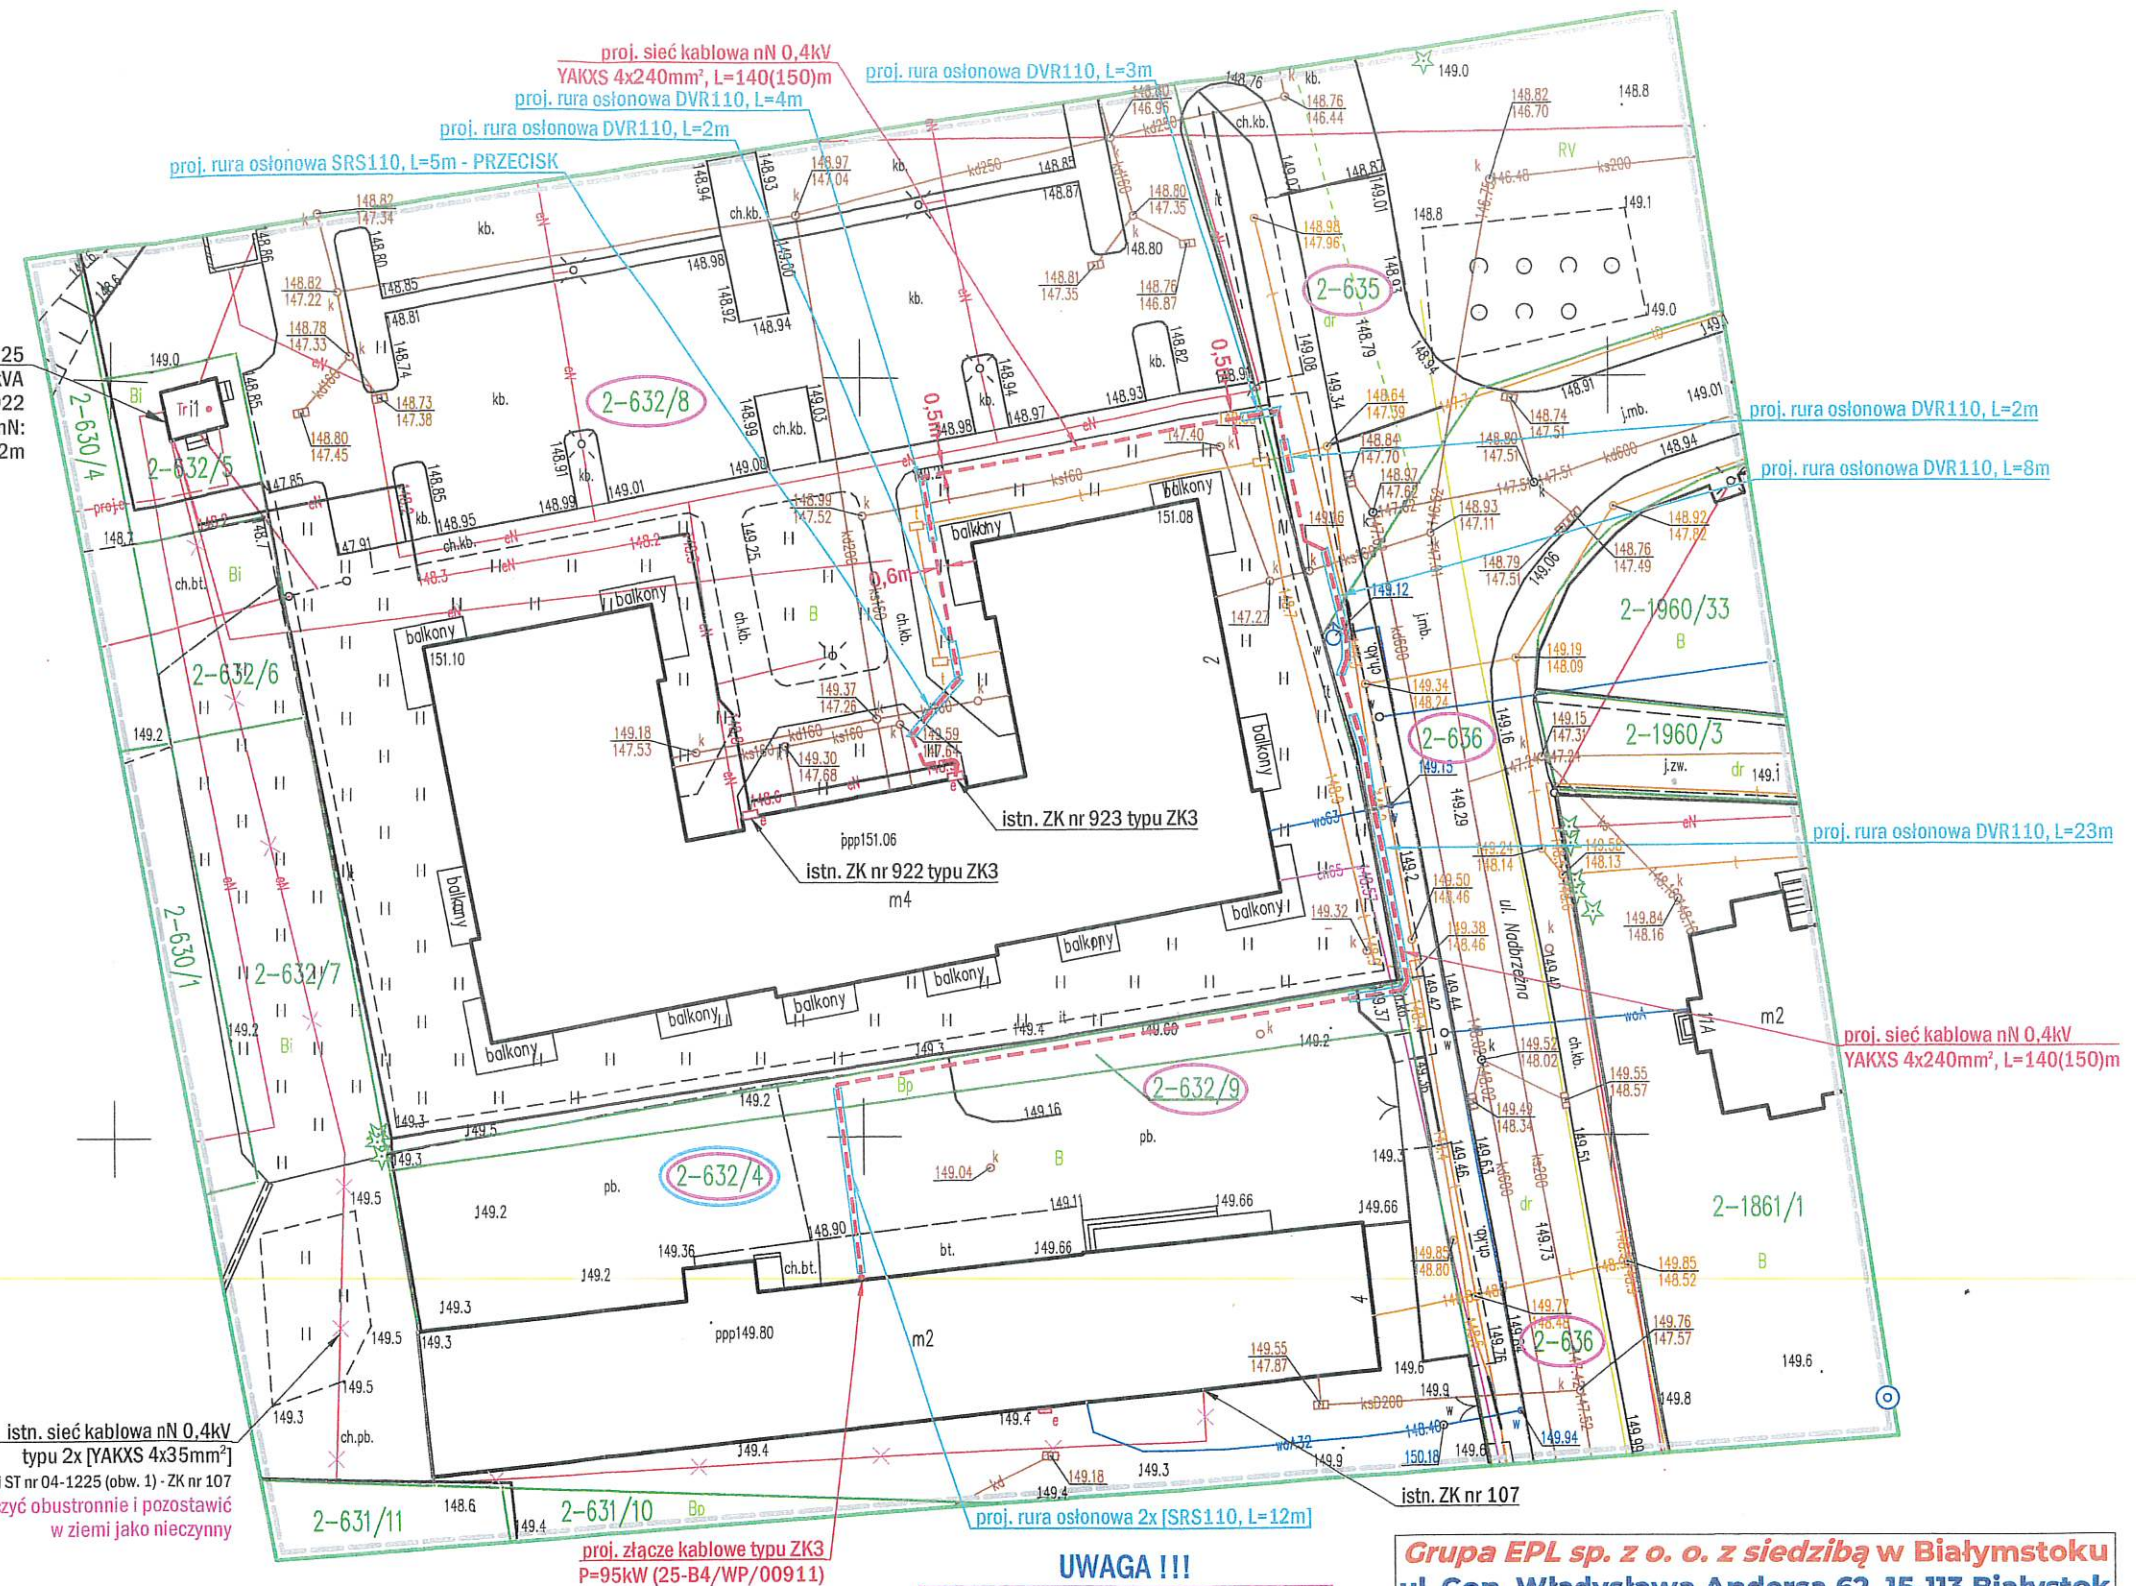

UWAGA !!!

Wszelkie prace w odległości 1m
i mniejszej od czynnej sieci RSS
należy wykonywać ręcznie !

Trasę projektowanej elektroenergetycznej
sieci kablowej nN 0,4kV
uzgodniono bez uwag

PGE Dystrybucja S.A.
Oddział Białystok
Rejon Energetyczny Ełk

Krysiewicz
Tomasz 11503224

Elektronicznie podpisany
przez Krysiewicz Tomasz
11503224
Data: 2025.05.15 09:36:34
+02'00'

Grupa EPL sp. z o. o. z siedzibą w Białymstoku
ul. Gen. Władysława Andersa 62, 15-113 Białystok
NIP: 966-215-12-34 | KRS: 0000906330 | REGON: 389203090
tel.: 532-532-002 | e-mail: biuro@GrupaEPL.pl

	ADRES INWESTYCJI: obręb ewidencyjny: Gołdap 2 [281803_4.0002] jednostka ewidencyjna: gmina miasto Gołdap [281803_4]	
	NAZWA RYSUNKU: Budowa elektroenergetycznej sieci kablowej nN 0,4kV - PROJEKT ZAGOSPODAROWANIA TERENU	
INWESTOR: PGE Dystrybucja S.A. z siedzibą w Lublinie, ul. Garbarska 21A 20-340 Lublin	SKALA 1:500	DATA OPRACOWANIA LIPIEC 2025r.
PROJEKTOWAŁ: mgr inż. Jarosław Wysocki upr. bud. nr: PDJ0107/PWBZ2 nr ewid. PIB: PDJ0107/PWBZ2	Podpis Projektanta:	UMOWA UMJ/DYS/OB/RR4/28901/2022/WY z dnia 25-11-2022r.
SPECJALNOŚĆ: Instalacje w zakresie sieci, instalacji i urządzeń elektrycznych i elektroenergetycznych	Podpis Prezesa Zarządu:	BRANŻA IE
PREZES ZARZĄDU I ASYSTENT PROJEKTANTA: Piotr Toliczenko-Bernatowicz		RYS. NR 2