

MAPA DO CELÓW PROJEKTOWYCH

SKALA 1:500 dz. nr 161/2, 162/16, 162/30 i in. ark. mapy zasad. 7.219.32.01.1.1

Obiekt: Botkuny

Jednostka ewidencyjna: 281803_5 Gmina Gołdap

Obręb ewidencyjny: 0017 Kozaki

Wykonana dnia 19.02.2025 r. przez geodetę inż. Andrzeja Olszewskiego

Kierownik prac geodeta uprawniony Wanda Kukiewicz, nr upr. zaw. 14574

Mapa w układzie "2000/21", układ wysokości PL-EVRF2007-NH

Nr Rejestru Zgłoszeń GN.6640.2.82.2025 Nr ks. zam. 82/2025

Nie wyklucza się istnienia w terenie innych nie wskazanych na niniejszej mapie urządzeń podziemnych, które nie były zgłoszone do inwentaryzacji powykonawczej zgodnie z art. 27 ustawy z dnia 17 maja 1989 r.

Prawo geodezyjne i kartograficzne (tj. Dz.U. z 2024 r. poz. 1151)

Obowiązkiem inwestora (wykonawcy) jest zgłoszenie przed zasypaniem wszelkich urządzeń podziemnych celem inwentaryzacji powykonawczej.

Wykonanie niniejszej mapy nie było poprzedzone ustaleniami dot. ewentualnych służebności gruntowych obciążających grunty położone w granicach projektowanej inwestycji budowlanej.

Dane w zakresie ewidencji gruntów wniesiono z numerycznej mapy ewidencji gruntów i budynków udostępnionej przez PODGiK w Gołdapi, bez prawnego ustalenia granic.

Mapę sporządzono na podstawie materiałów archiwalnych ODGiK w Gołdapi, bazy danych mapy zasadniczej i pomiaru aktualizacyjnego z dnia 13.02.2025 r.

GEODETA

inż. Andrzej Olszewski

GEODETA UPRAWNIONY

nr upr. 14574

Wanda Kukiewicz


19-500 Gołdap, ul. Reymonta 15

tel. 87 615 08 80

Jestem świadomy odpowiedzialności karnej za złożenie fałszywego oświadczenia i niniejszym oświadczam, że moje zgłoszenie pracy geodezyjnej o nr GN.6640.2.82.2025 u Starosty Gołdapskiego, wykonywane przez Usługę Geodezyjno-Kartograficzną Kłasyfikacji Gruntów Andrzej Olszewski, kierownik prac geodeta uprawniony Wanda Kukiewicz (nr upr. 14574), dostarczając mapy do celów projektowych, otrzymałam pozytywny wynik weryfikacji i protokół weryfikacji nr 1 z dnia 20.02.2025 r.

GEODETA

inż. Andrzej Olszewski

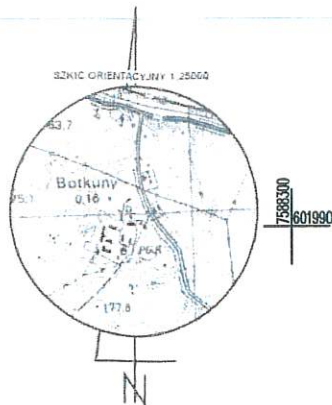

Usługa Geodezyjno-Kartograficzna Kłasyfikacji Gruntów Usługę Geodezyjno-Kartograficzną Kłasyfikacji Gruntów Andrzej Olszewski, kierownik prac geodeta uprawniony Wanda Kukiewicz (nr upr. 14574), dostarczając mapy do celów projektowych, otrzymałam pozytywny wynik weryfikacji i protokół weryfikacji nr 1 z dnia 20.02.2025 r.

proj. złącze kablowo-pomiarowe
typu ZK3+1P
proj. rura osłonowa 2x[SRS110, L=6m] - PRZECISK
proj. przyłącze kablowe nN 0,4kV
2x [YAKXS 4x120mm², L=24(28)m]
proj. rura osłonowa 2x[DVR110, L=1m]

istn. sieć kablowa nN 0,4kV
typu YAKXS 4x120mm², L=101m
relacji proj. mufa kablowa nN nr 2 - ZK nr 1138

istn. ZK nr 1093 typu ZK3

istn. ST SN/nN nr 04-353
Botkuny PGR, S_n=250kVA
Obw. nN, kier. ZK nr 1093

proj. mufa kablowa nN 0,4kV nr 1
proj. mufa kablowa nN 0,4kV nr 2

Trasę projektowanego elektroenergetycznego przyłącza kablowego nN 0,4kV uzgodniono bez uwag

PGE Dystrybucja S.A.
Oddział Białystok
Rejon Energetyczny Efk

Krysiewicz
Tomasz
11503224

Elektronicznie podpisany
przez Krysiewicz Tomasz
11503224
Data: 2025.04.03 14:43:29
+02'00'

Zakład Instalacji Elektrycznych MONTER Zdzisław Kornyszko
ul. Aleksandra Putry 11/5, 16-400 Suwałki, NIP: 844-103-65-34
tel.: 532-532-002, e-mail: monter.zie@gmail.com



OBIEKT PRZYŁĄCZANY:
budynek mieszkalny jednorodzinny, dz. nr 162/30 (obręb Kozaki)

ADRES INWESTYCJI:
Botkuny (obr. nr 0017 Kozaki), gmina Gołdap, dz. nr 161/2, 162/16

INWESTOR:
PGE Dystrybucja S.A.
z siedzibą w Lublinie
ul. Garbarska 21A
20-340 Lublin

NAZWA RYSUNKU:
Budowa elektroenergetycznego przyłącza kablowego nN 0,4kV
- PROJEKT ZAGOSPODAROWANIA TERENU

SKALA
1:500

DATA OPRACOWANIA
MARZEC 2025r.

WARUNKI PRZYŁĄCZENIA
24-B4/WP/05209 z dn. 16.10.2024r.

PROJEKTOWAŁ:
inż. Dymitr Naliwajko
Upr. bud. nr B/226/89
Nr ew. PDL/IE/0971/01

Podpis: *Naliwajko*


WSPÓŁPRACA:
mgr inż. Jarosław Wysocki

Podpis: *W*

UMOWA
UMR/DYS/OB/RR4/02862/2024/WY

Branża
E

Nr rys.
2

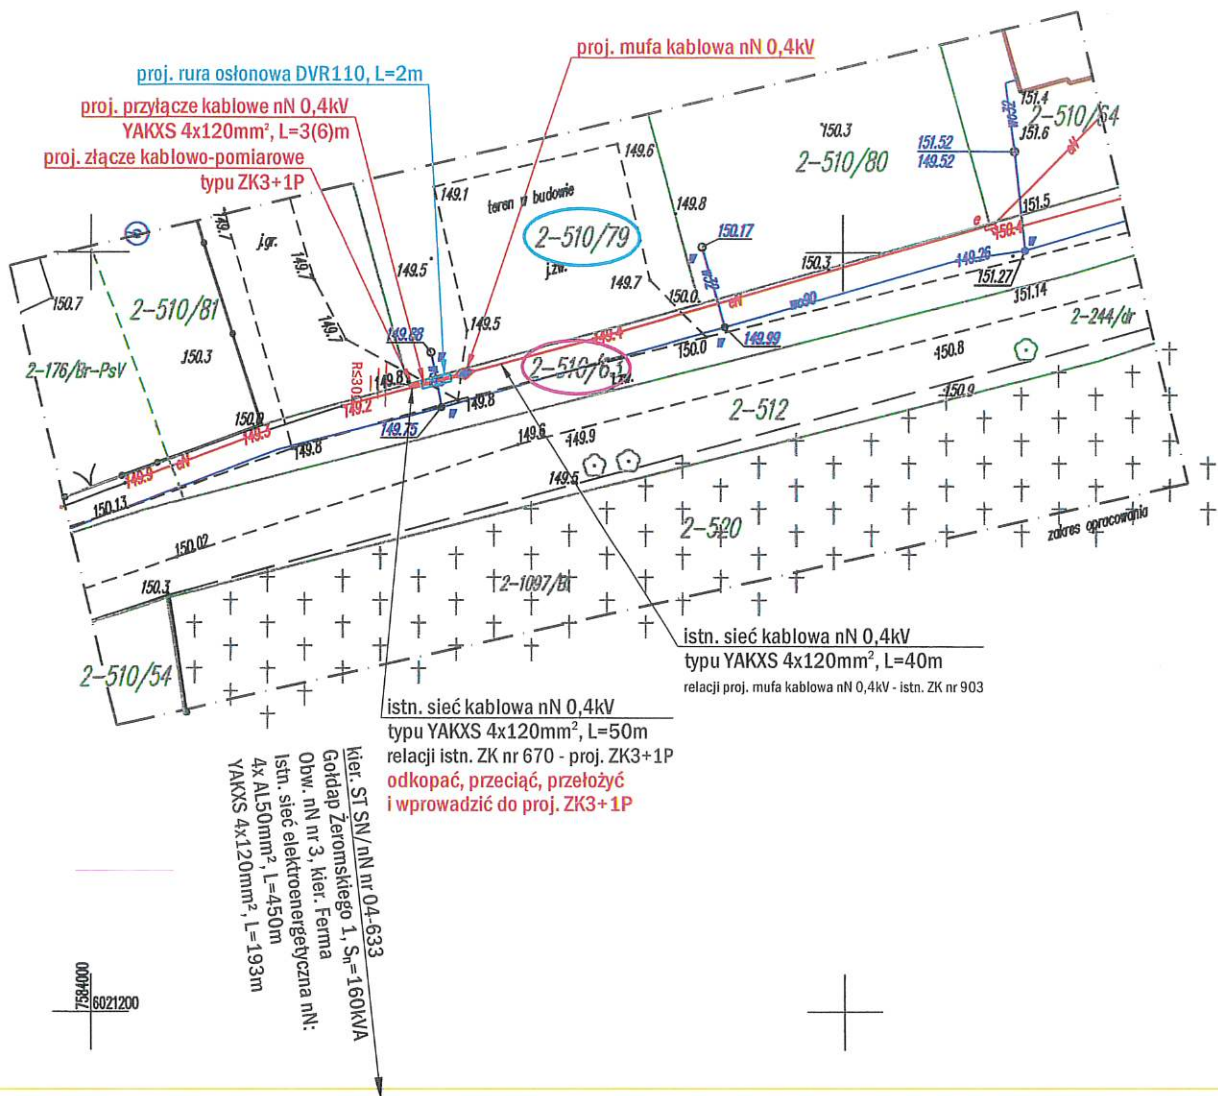

Trasę projektowanego elektroenergetycznego przyłącza kablowego nN 0,4kV uzgodniono bez uwag

**PGE Dystrybucja S.A.
Oddział Białystok
Rejon Energetyczny Ełk**

**Krysiewicz
Tomasz 11503224**

Elektronicznie podpisany przez
Krysiewicz Tomasz 11503224
Data: 2025.04.15 14:29:36
+02'00'

Zakład Instalacji Elektrycznych MONTER Zdzisław Kornyszko
ul. Aleksandra Putry 11/5, 16-400 Suwałki, NIP: 844-103-65-34
tel.: **532-532-002**, e-mail: **monter.zie@gmail.com**



OBIEKT PRZYŁĄCZANY:

budynek mieszkalny jednorodzinny, dz. nr 510/79

ADRES INWESTYCJI:

Goldap, ul. Cmentarna (obr. nr 0002 Goldap 2), gmina miasto Goldap,
dz. nr 510/63

INWESTOR:

PGE Dystrybucja S.A.
z siedzibą w Lublinie
ul. Garbarska 21A
20-340 Lublin

NAZWA RYSUNKU:

Budowa elektroenergetycznego przyłącza kablowego nN 0,4kV
- PROJEKT ZAGOSPODAROWANIA TERENU

SKALA

1:500

DATA OPRACOWANIA

KWIECIEŃ 2025r.

WARUNKI PRZYŁĄCZENIA

24-B4/WP/01388 z dn. 27.03.2024r.

PROJEKTOWAŁ:

inż. Dymitr Naliwajko
upr. bud. nr BI/226/89
nr ew. PDL/IE/0971/01

Podpis:

Naliwajko

WSPÓŁPRACA:

Katarzyna Mrozwicz

Podpis:

KM

UMOWA

UMR/DYS/OB/RR4/003050/2025/WY

Branża

E

Nr rys.

2

MAPA DO CELÓW PROJEKTOWYCH

SKALA 1:500 dz. nr 2057 i in. ark. mapy zasad. 7.219.31.04.1.2

Obiekt: ul. Olecka

Jednostka ewidencyjna: 281803_4 Miasto Goldap

Obręb ewidencyjny: 0002 Goldap

Wykonana dnia 28.02.2024 r. przez geodetę inż. Andrzeja Olszewskiego

Kierownik prac geodeta uprawniony Wanda Kuklewicz, nr upr. zaw. 14574

Mapa w układzie "2000/21", układ wysokości PL-EVRF2007-NH

Nr Rejestru Zgłoszeń GN.6640.2.100.2024 Nr ks. zam. 31/2024

Nie wyklucza się istnienia w terenie innych nie wskazanych na niniejszej mapie urządzeń podziemnych, które nie były zgłoszone do inwentaryzacji powykonawczej zgodnie z art. 27 ustawy z dnia 17 maja 1989 r. Prawo geodezyjne i kartograficzne (t.j. Dz.U. z 2021 r. poz. 1990, z 2022 r. poz. 1846, 2185, z 2023 r. poz. 803). Obowiązkiem inwestora (wykonawcy) jest zgłoszenie przed zasypaniem wszelkich urządzeń podziemnych celem inwentaryzacji powykonawczej.

Wykonanie niniejszej mapy nie było poprzedzone ustaleniami dot. ewentualnych służebności gruntowych obciążających grunty położone w granicach projektowanej inwestycji budowlanej.

Dane w zakresie ewidencji gruntów wniesiono z numerycznej mapy ewidencji gruntów i budynków udostępnionej przez PODGiK w Goldapi, bez prawnego ustalenia granic.

Mapę sporządzono na podstawie materiałów archiwalnych ODGiK w Goldapi, bazy danych mapy zasadniczej i pomiaru aktualizacyjnego z dnia 27.02.2024 r.

GEODETA

inż. Andrzej Olszewski

GEODETA UPRAWNIONY

nr upr. zaw. 14574

Wanda Kuklewicz


19-500 Goldap, ul. Reymonta 15

tel. 47 615 08 80

Jestem świadomy odpowiedzialności karnej za złożenie fałszywego oświadczenia i niniejszym oświadczam, że moje zgłoszenie pracy geodezyjnej o nr GN.6640.2.100.2024 u Starosty Goldapskiego wykonywane przez Usługi Geodezyjno-Kartograficzne Klasyfikacja Gruntów Andrzej Olszewski, kierownik prac-geodeta uprawniony Wanda Kuklewicz (upr. geod. Nr 14574), dotyczące mapy do celów projektowych otrzymały pozytywny wynik weryfikacji (protokół weryfikacji nr 1 z dnia 29.02.2024 r.).

GEODETA

inż. Andrzej Olszewski

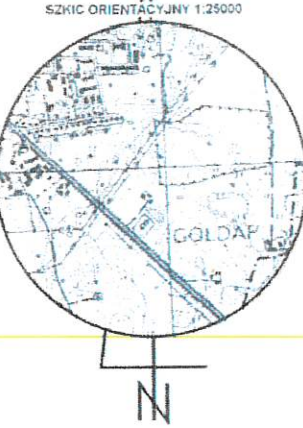

Usługi Geodezyjno-Kartograficzne

KLASYFIKACJA GRUNTÓW


Andrzej Olszewski

19-500 Goldap, Osiedle Młodych 7/23

Pracownia: ul. Żeromskiego 8A

tel. 602 115 439; (87) 615 30 54

KIC.GN.364842754; NIP.844-103-65-34

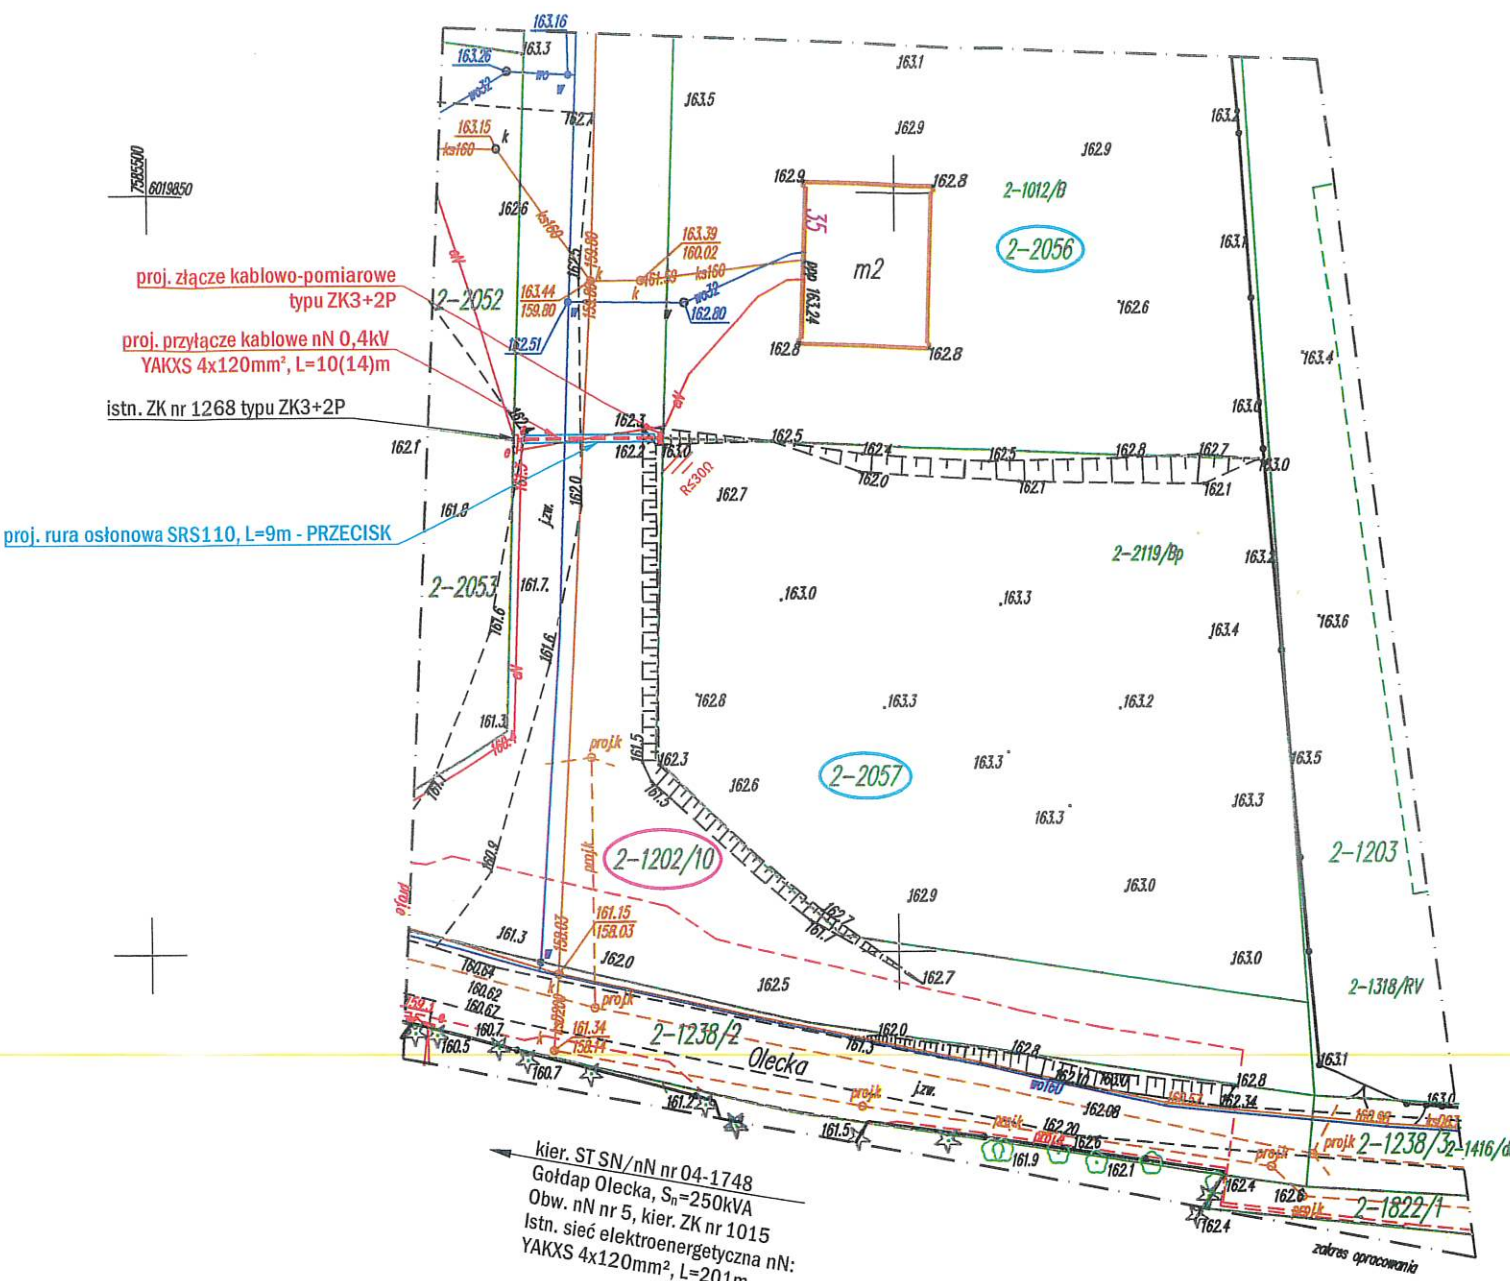

Trasę projektowanego elektroenergetycznego przyłącza kablowego nN 0,4kV uzgodniono bez uwag

PGE Dystrybucja S.A.
Oddział Białystok
Rejon Energetyczny Efk

Krysiewicz Tomasz 11503224
Elektronicznie podpisany przez Krysiewicz Tomasz 11503224
Data: 2024.12.03 09:55:37 +01'00'

Zakład Instalacji Elektrycznych MONTER Zdzisław Kornyszkowski
ul. Aleksandra Putry 11/5, 16-400 Suwałki, NIP: 844-103-65-34
tel.: 532-532-002, e-mail: monter.zie@gmail.com

	OBIEKT PRZYŁĄCZANY: budynki mieszkalne, dz. nr 2056, 2057		
	ADRES INWESTYCJI: Goldap, ul. Olecka (obr. nr 0002 Goldap 2), gmina miasto Goldap, dz. nr 1202/10		
INWESTOR: PGE Dystrybucja S.A. z siedzibą w Lublinie ul. Garbarska 21A 20-340 Lublin	NAZWA RYSUNKU: Budowa elektroenergetycznego przyłącza kablowego nN 0,4kV - PROJEKT ZAGOSPODAROWANIA TERENU		
	SKALA 1:500	DATA OPRACOWANIA LISTOPAD 2024r.	WARUNKI PRZYŁĄCZENIA 23-B4/WP/03773 z dn. 29.06.2023r. 24-B4/WP/00398 z dn. 06.02.2024r.
PROJEKTOWAŁ: inż. Dymitr Naliwajko Upr. bud. nr BI/226/89 Nr ew. PDL/IE/0971/01	Podpis: 		
WSPÓŁPRACA: inż. Jarosław Wysocki	Podpis: 		
		UMOWA UMR/DYS/OB/RR4/02862/2024/WY	
		Branża E	Nr rys. 2

SKALA 1:500 dz. nr 257/52, 134, 133/9 i in.

GEODETA **GEODETA UPRAWNIONY**
 nr udzi. zw. 14572
Włodzisław Rukwidz
 inż. Andrzej Olszewski 19-500 Góralice, Al. Piłsudskiego 15
 tel. 0-6635 08 20

Asiłem świadomy odpowiedzialności kamie, że Helena fałszywego
ostawdzając, nienagannie odznaczam, że moje zgłoszenie pracy, gęstożymnej
o 19.04.2022 roku, w Starosty Górnego, wykonano, przy
Serwisie Górnego, Kartograficzne, Kasyjka Górnego, Andrzej, Olszanie,
wielomiej, przy Górnego, w Wielomiej, Wielomiej, Wielomiej, Wielomiej,
dlażnicze, przy, dla Górnego, przy, przy, przy, przy, przy, przy, przy, przy,
dlażnicze, przy, dla Górnego, przy, przy, przy, przy, przy, przy, przy, przy,

GEODETA
inż. Andrzej Olszewski

proj. rura osłonowa DVR110, L=4m

 
proj. przyłącze kablowe nN 0,4kV
YAKXS 4x120mm², L=192(204)m

17-257/43

proj. rura osłonowa DVR110, L=1m

proj. złącze kablowo-pomiarowe
typu ZK3+1P/

Elektronicznie podpisany
przez Krysiewicz Tomasz
11503224
Data: 2025.09.01 15:10:09
+02'00'

	OBIEKT PRZYŁĄCZANY: budynek rekreacyjny, dz. nr 257/52		
	ADRES INWESTYCJI: Jabramowo, obręb nr 0017 Kozaki, gmina Goldap, dz. nr 133/9, 134		
INWESTOR: PGE Dystrybucja S.A. z siedzibą w Lublinie ul. Garbarska 21A 20-340 Lublin	NAZWA RYSUNKU: Budowa elektroenergetycznego przyłącza kablowego nN 0,4kV - PROJEKT ZAGOSPODAROWANIA TERENU		
PROJEKTOWAŁ: mgr inż. Jarosław Wysocki upr. bud. nr: PDL/0107/PWBE/25 nr ewid. POIIB: PDL/IE/0054/25	SKALA 1:500	DATA OPRACOWANIA SIERPIEŃ 2025r.	WARUNKI PRZYŁĄCZENIA 24-B4/WP/04000 z dn. 12.08.2024r.
	Podpis Projektanta: 		UMOWA UMR/DYS/OB/RR/4/03050/2025/WY z dnia 10-03-2025r.
WSPÓŁPRACA: Katarzyna Mroziewicz	Podpis: 	BRANŻA IE	RYS. NR 2