


INSTALACJA  
WENTYLACJI MECHANICZNEJ

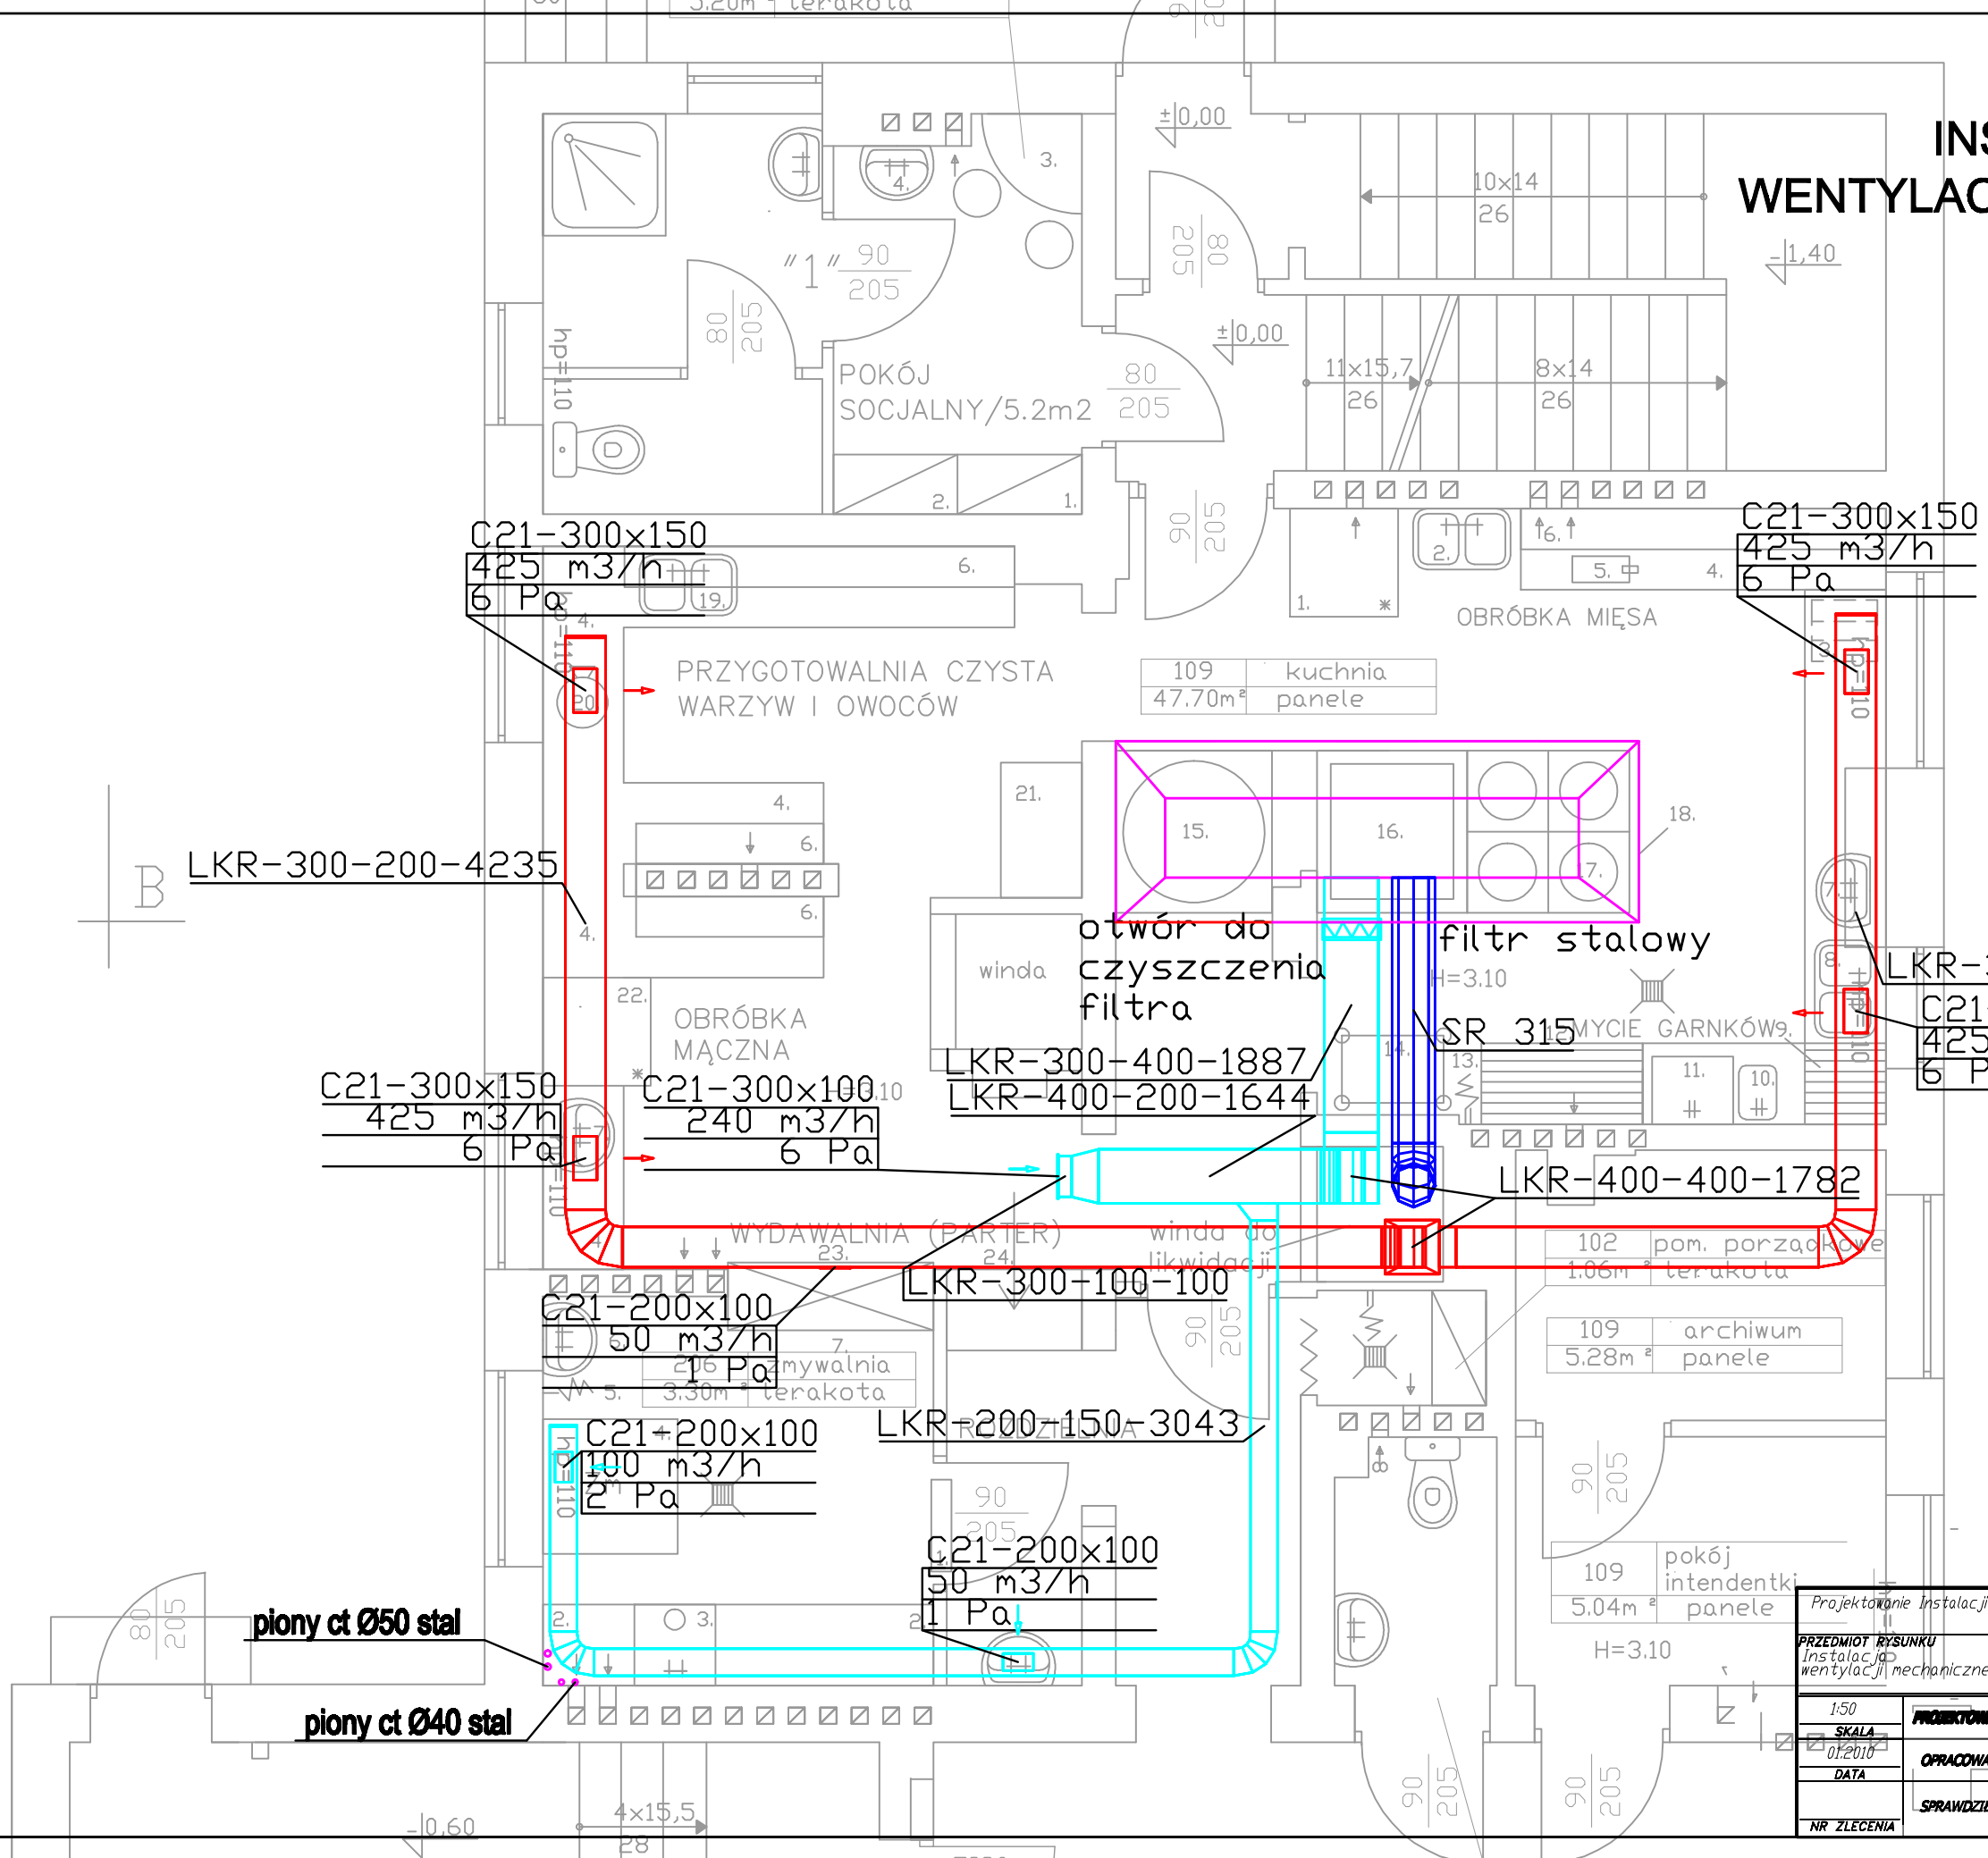

RZUT PARTERU  
SKALA 1:50

Projektowanie Instalacji Sanitarnych, Dłstyn ul. E. Plater 7/14 fax. 089-523-58-47 tel. 089-535-23-25			
PRZEDMIOT RYSUNKU Instalacja wentylacji mechanicznej		OBIEKT Budynek Przedszszkola	
		ADRES Gódlap, ul. Jaćwieskiej 17	
1:50	PROJEKTOWAŁ	inż. Roman PRZYTUŁA	201/94/TL
SKALA	OPRACOWAŁ	inż. Paweł Krezymon	813.1.4a
DATA 01.2018			
	SPRAWDZIŁ	hp=55	
NR ZLECENIA		UPPAWN	PODPIS
			NR RYS.