


INSTALACJA  
WENTYLACJI MECHANICZNEJ

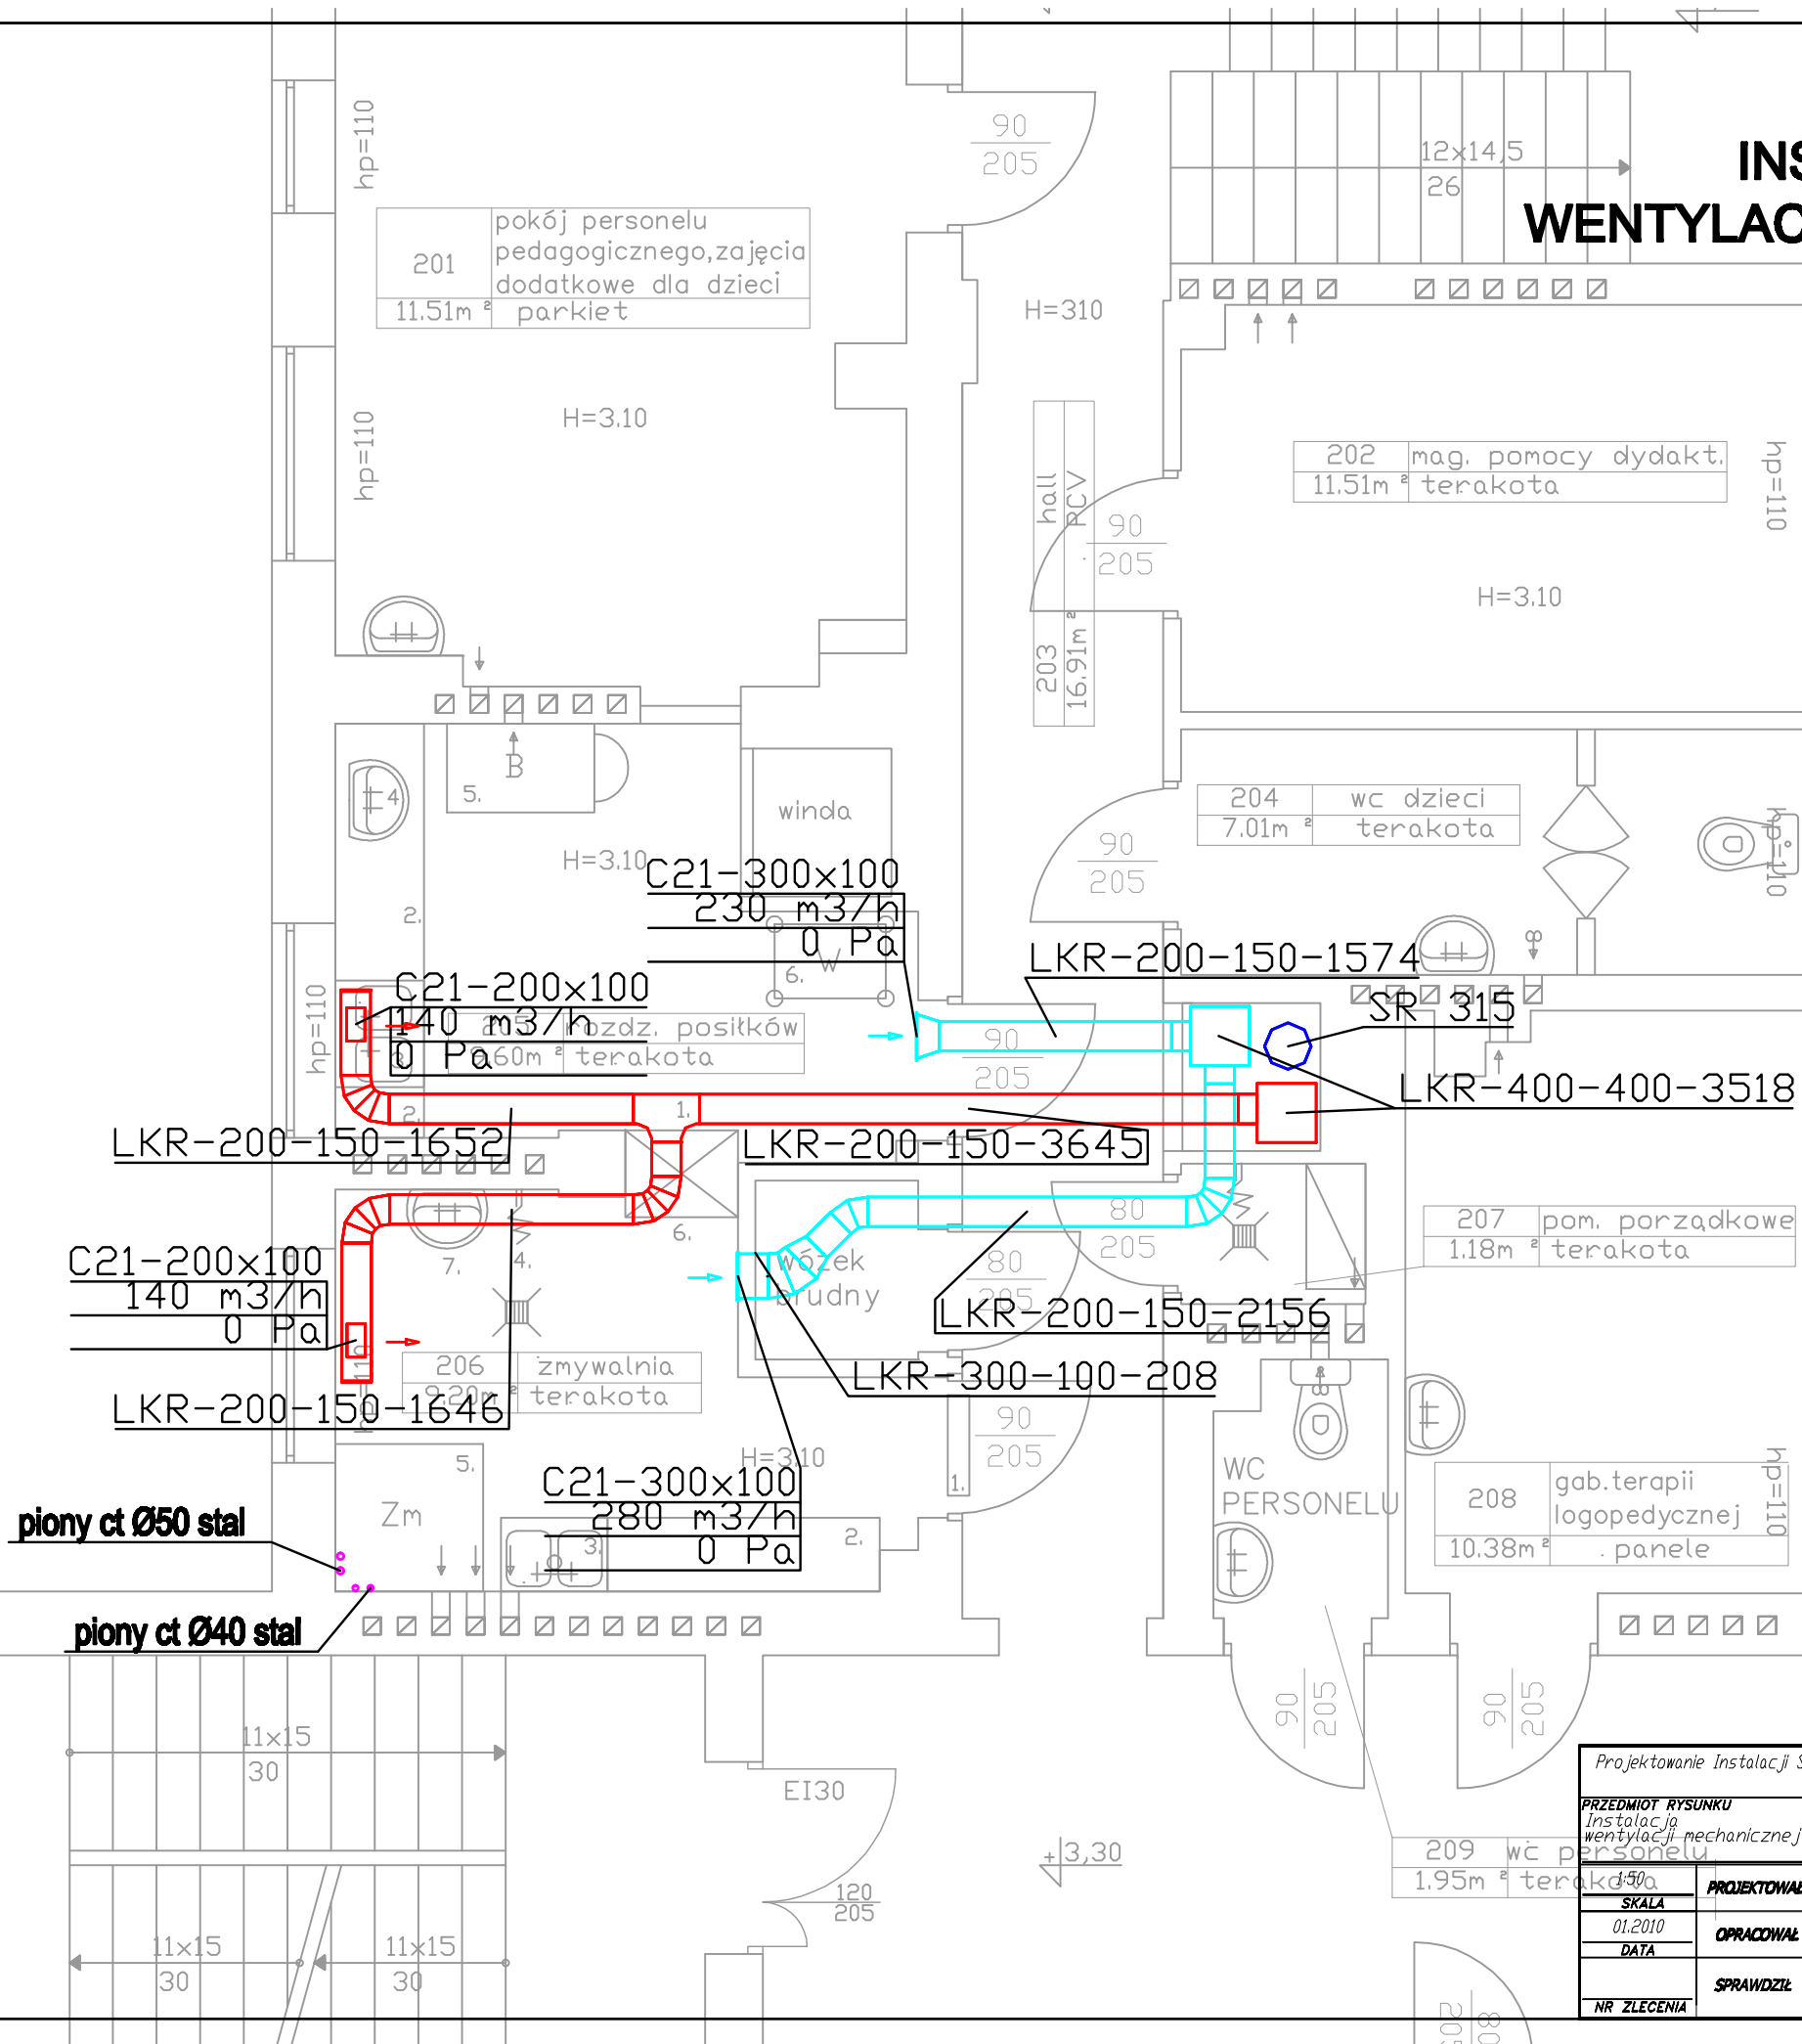

RZUT I PIĘTRA  
SKALA 1:50

Projektowanie Instalacji Sanitarnych, Dłsztyln ul. E. Plater 7/14 fax. 089-523-58-47 tel. 089-535-23-25				
PRZEDMIOT RYSUNKU Instalacja wentylacji mechanicznej		OBIEKT Budynek Przedszkola		
ADRES Godap. ul.Jacwieskiej 17				
SKALA 1:50	PROJEKTOWAŁ	Inż. Roman PRZYTUŁA	201/94/DL 813.1.4ab	S BRANŻA
01.2010	OPRACOWAŁ	Inż. Paweł Krezymon		
DATA	SPRAWDZIŁ		H=3.10	
NR ZLECENIA	UPPRAWN	PODPIS	NR RYS.	

hp=55