


Załącznik nr 2
do Zarządzenia Nr 1255/IV 12018
Burmistrza Gołdapi
z dnia 13 kwietnia 2018r.

przebieg służebności przesyłu

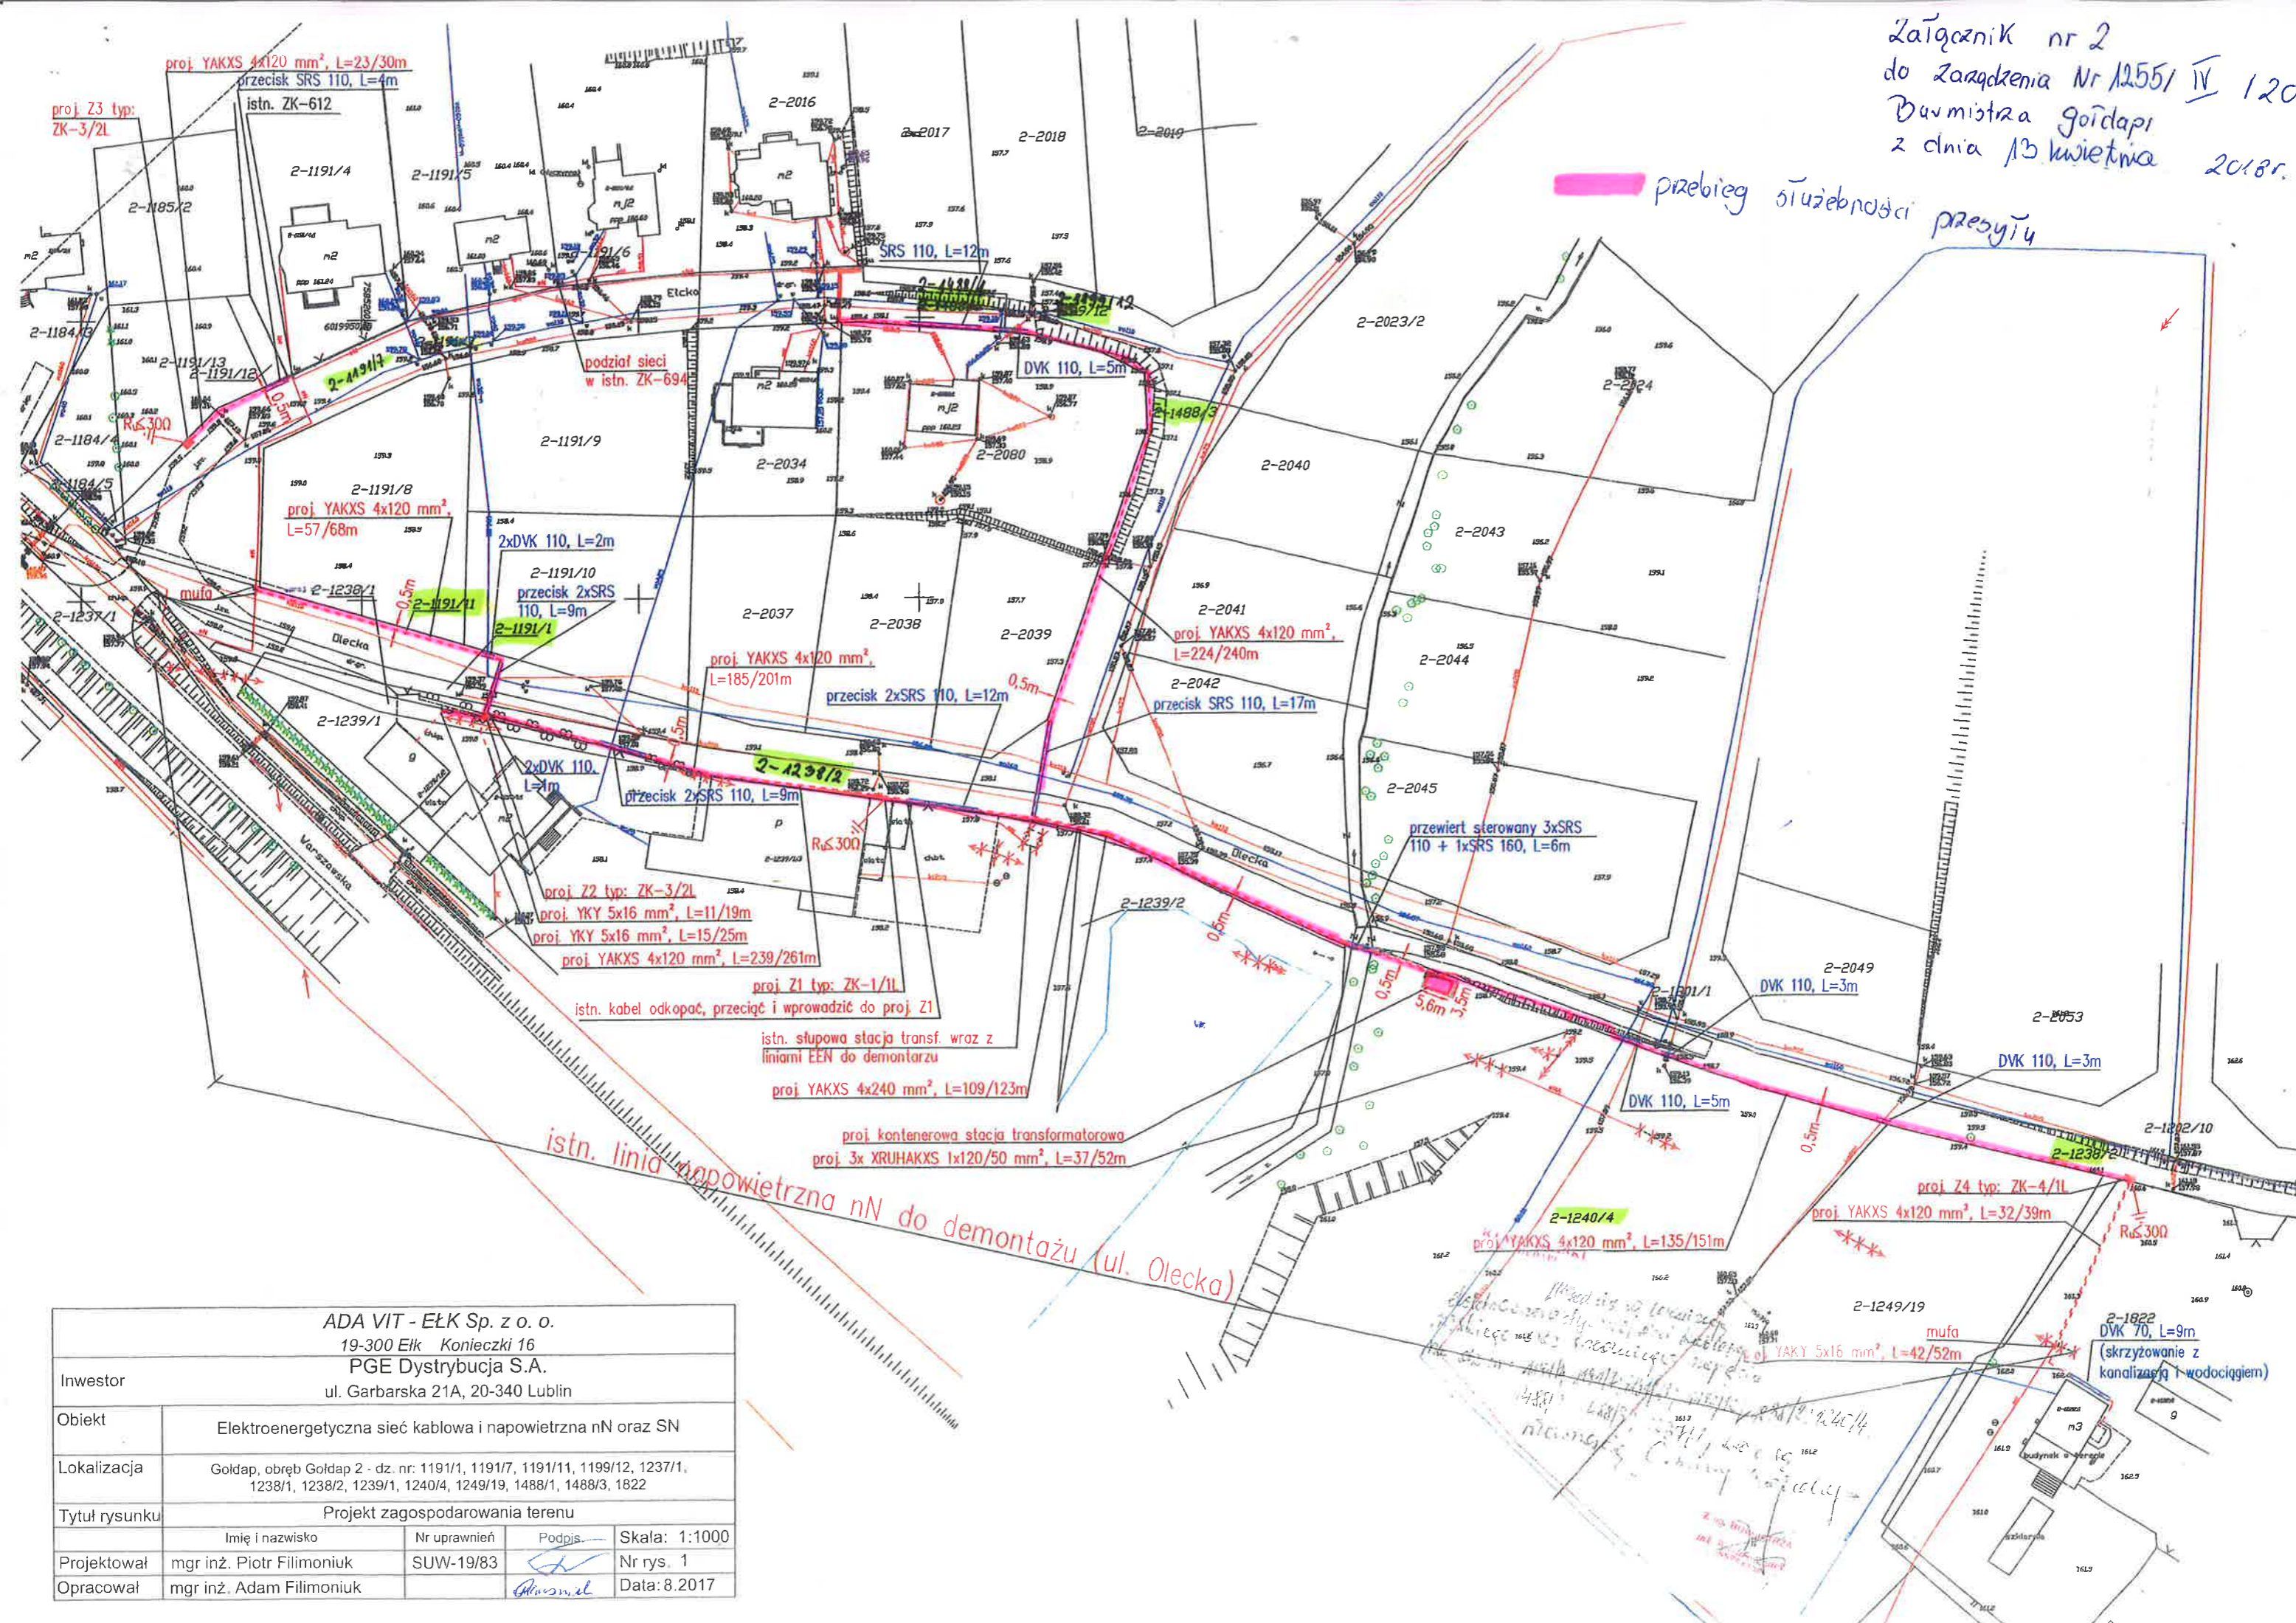

ADA VIT - EŁK Sp. z o. o. 19-300 Ełk Konieczki 16 PGE Dystrybucja S.A. ul. Garbarska 21A, 20-340 Lublin				
Inwestor				
Obiekt	Elektroenergetyczna sieć kablowa i napowietrzna nN oraz SN			
Lokalizacja	Gołdap, obręb Gołdap 2 - dz. nr: 1191/1, 1191/7, 1191/11, 1199/12, 1237/1, 1238/1, 1238/2, 1239/1, 1240/4, 1249/19, 1488/1, 1488/3, 1822			
Tytuł rysunku	Projekt zagospodarowania terenu			
	Imię i nazwisko	Nr uprawnień	Podpis	Skala: 1:1000
Projektował	mgr inż. Piotr Filimoniuk	SUW-19/83	<i>[Signature]</i>	Nr rys. 1
Opracował	mgr inż. Adam Filimoniuk		<i>[Signature]</i>	Data: 8.2017