

# MAPA DO CELÓW PROJEKTOWYCH

SKALA 1:500 dz. nr 69, 71/1, 71/2, 3139 i in. ark. mapy zasad. 7.219.30.22.4.4

Obiekt: Jany

Jednostka ewidencyjna: 281803\_5 Gmina Gołdap

Obręb ewidencyjny: 0011 Janki

Wykonana dnia 14.09.2022 r. przez geodetę inż. Andrzeja Olszewskiego.

Kierownik prac geodeta uprawniony Wanda Kuklewicz nr upr. zaw. 14574

Mapa w układzie "2000/21", układ wysokości PL-EVRF2007-NH

Nr Rejestru Zgłoszeń GN.6640.2.393.2022, Nr ks. zam. 114/2022

Nie wyklucza się istnienia w terenie innych nie wskazanych na niniejszej mapie urządzeń podziemnych, które nie były zgłoszone do inwentaryzacji powykonawczej zgodnie z art. 27 ustawy z dnia 17 maja 1989 r.

Prawo geodezyjne i kartograficzne (tj. Dz.U. z 2021 r. poz. 1990).

Obowiązkiem inwestora (wykonawcy) jest zgłoszenie przed zasypaniem wszelkich urządzeń podziemnych celem inwentaryzacji powykonawczej.

Wykonanie niniejszej mapy nie było poprzedzone ustaleniami dot. ewentualnych służebności gruntowych obciążających grunty położone w granicach projektowanej inwestycji budowlanej.

Dane w zakresie ewidencji gruntów wniesiono z numerycznej mapy ewidencji gruntów i budynków udostępnionej przez PODGIK w Gołdapi, bez prawnego ustalenia granic.

Mapę sporządzono na podstawie materiałów archiwalnych ODGIK w Gołdapi, bazy danych mapy zasadniczej i pomiaru aktualizacyjnego z dnia 13.09.2022 r.


Załącznik nr 5  
do Zarządzenia Nr 301/VII/2024  
Burmistrza Gołdapi  
z dnia 17 czerwca 2024 r.

GEODETA

inż. Andrzej Olszewski

GEODETA UPRAWNIONY

nr upr. zaw. 14574  
Wanda Kuklewicz  
19-500 Gołdap, ul. Keymonta 15  
tel. 87 615 08 80

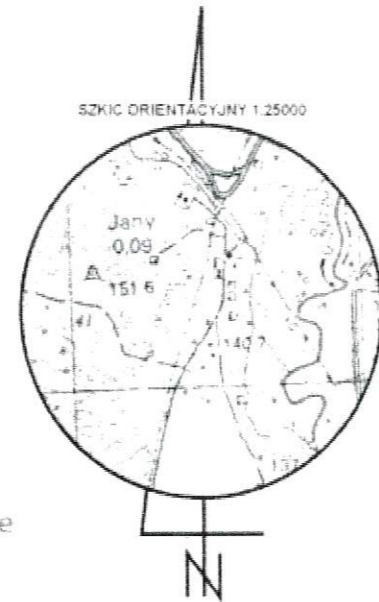


Jestem świadomy odpowiedzialności karnej za złożenie fałszywego oświadczenia i niniejszym oświadczam, że moje zgłoszenie pracy geodezyjnej o nr GN.6640.2.393.2022 u Starosty Gołdapskiego, wykonywane przez Usługi Geodezyjno-Kartograficzne Klasyfikacja Gruntów Andrzej Olszewski, kierownik prac-geodeta uprawniony Wanda Kuklewicz (upr. geod. Nr 14574), dotyczące mapy do celów projektowych, otrzymały pozytywny wynik weryfikacji (protokół weryfikacji nr 1 z dnia 15.09.2022 r.).

GEODETA

inż. Andrzej Olszewski

Usługi Geodezyjno-Kartograficzne  
KLASYFIKACJA GRUNTÓW  
Andrzej Olszewski  
19-500 Gołdap, Osiedle Młodych 7/23  
Pracownia ul. Zeromskiego 8A  
tel. 602 115 439, (87) 615 30 54  
REGON 364142754, NIP 876-734-73 56

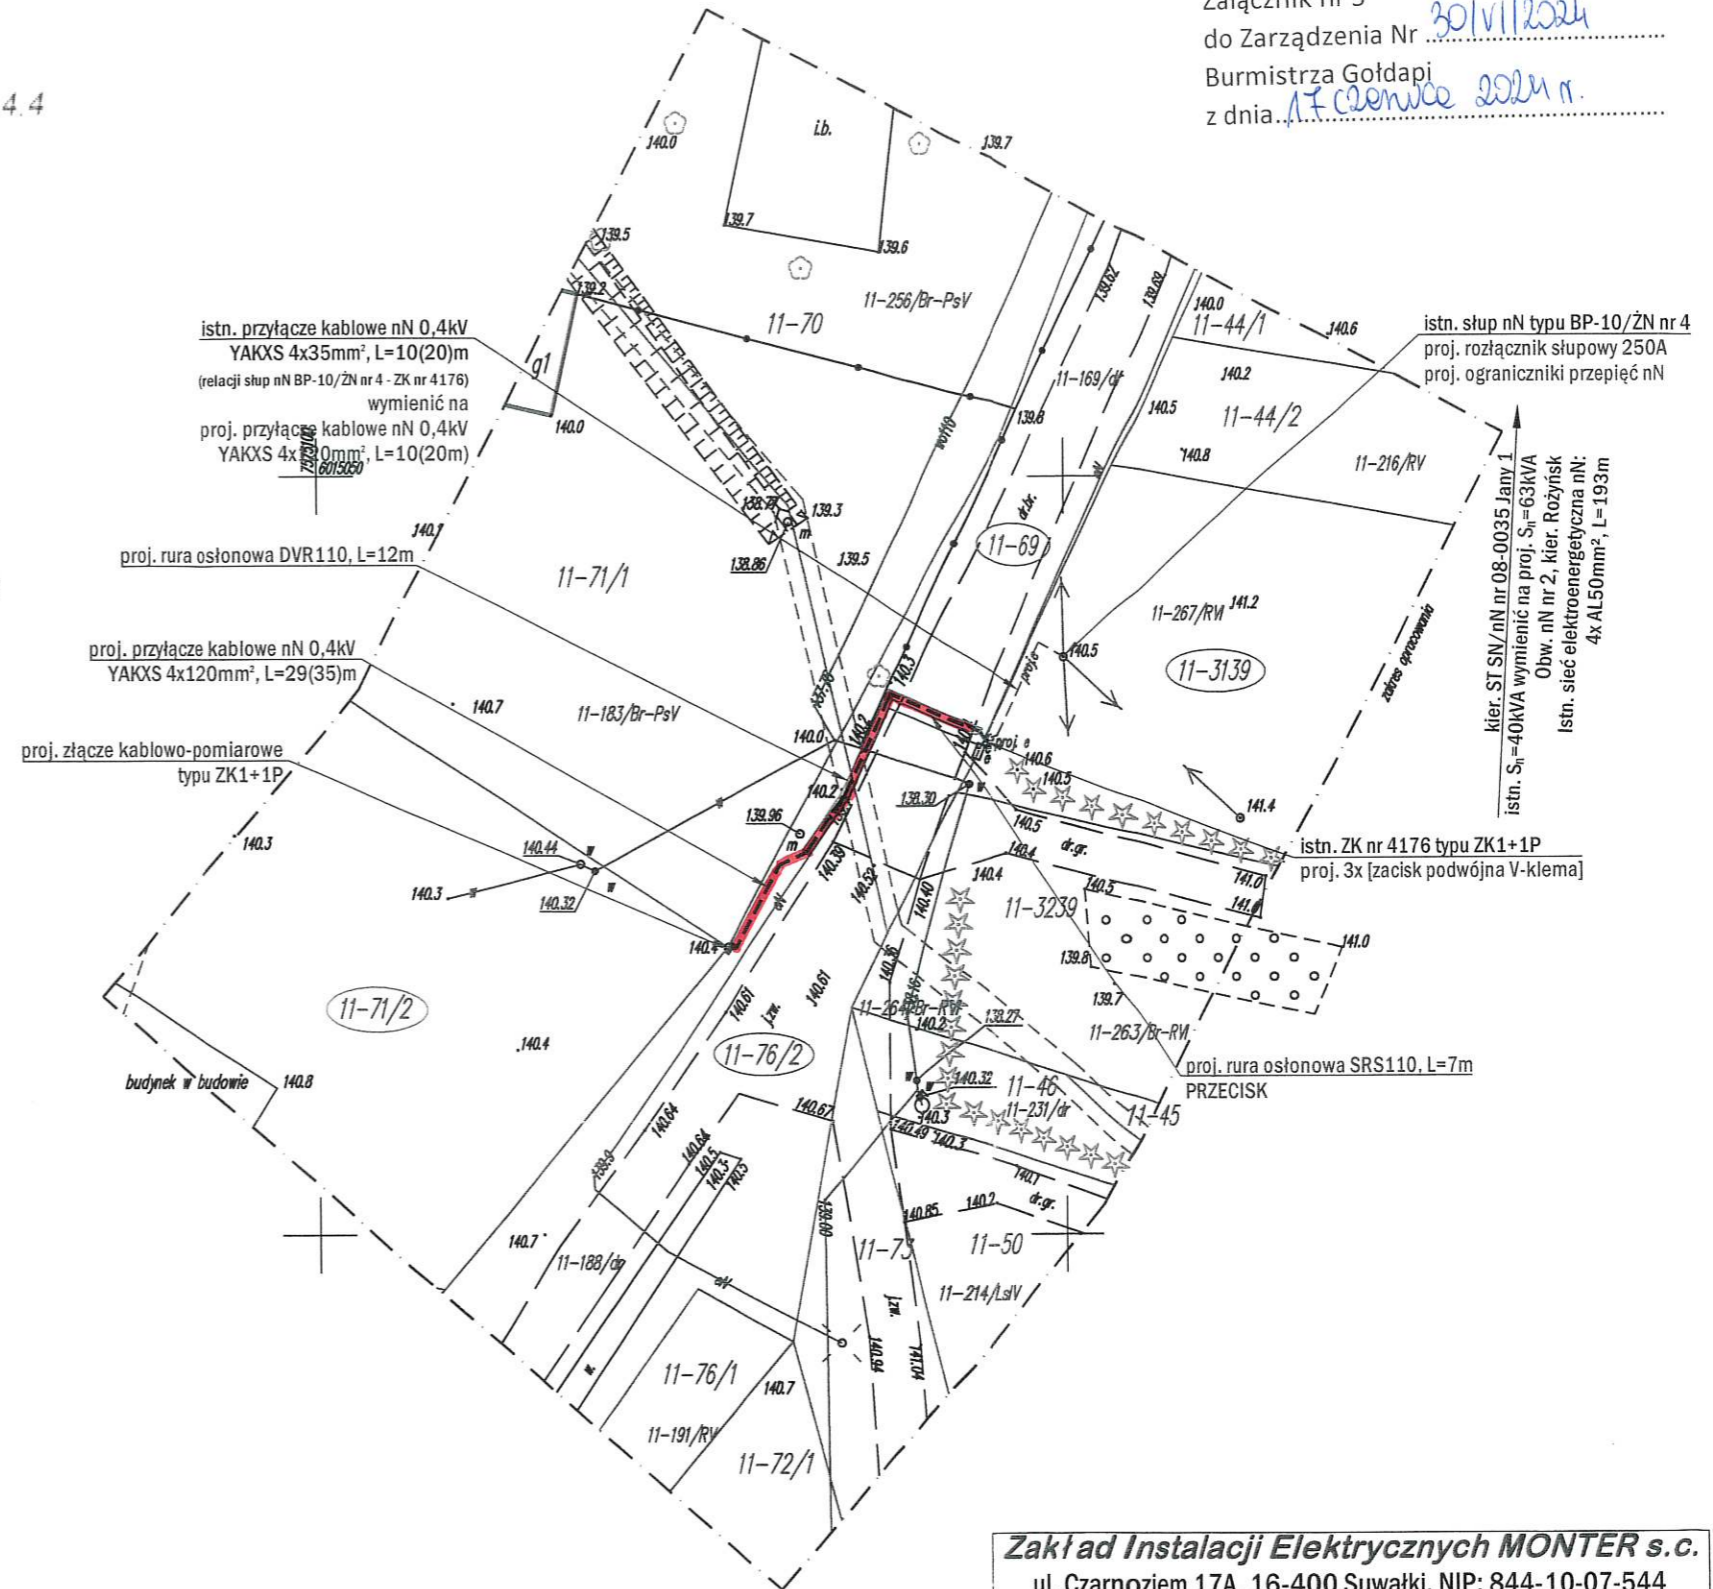

Trasę projektowanego przyłącza nN 0,4kV uzgodniono w RE Efk PGE Dystrybucja S.A.

Krysiewicz  
Tomasz 11503224

Elektronicznie podpisany przez  
Krysiewicz Tomasz 11503224  
Data: 2022.11.16 18:48:31  
+01'00'

<b>Zakład Instalacji Elektrycznych MONTER s.c.</b> ul. Czarnoziem 17A, 16-400 Suwałki, NIP: 844-10-07-544 tel.: 532-532-002, e-mail: monter.zie@gmail.com			
	OBIEKT PRZYŁĄCZANY: budynek mieszkalny, dz. nr 71/2		
	ADRES INWESTYCJI: Jany (obr. nr 0011 Janki), gm. Gołdap, dz. nr 3139, 69, 76/2		
INWESTOR: PGE Dystrybucja S.A. z siedzibą w Lublinie ul. Garbarska 21A 20-340 Lublin	NAZWA RYSUNKU: Budowa elektroenergetycznego przyłącza kablowego nN 0,4kV - PROJEKT ZAGOSPODAROWANIA TERENU		
SKALA 1:500	DATA OPRACOWANIA WRZESIEŃ 2022r.	WARUNKI PRZYŁĄCZENIA 21-B4/WP/05477 z dn. 13.09.2021r.	
PROJEKTOWAŁ: inż. Dymitr Naliwajko Upr. bud. nr BW/226/89 Nr ew. PDL/IE/0971/01	Podpis: 	UMOWA 222/OB/RE/4/2021 z dn. 14.12.2021r.	
WSPÓŁPRACA: mgr inż. Tomasz Winnik	Podpis: 	Branża <b>E</b>	Nr rys. <b>2</b>