

MAPA DO CELÓW PROJEKTOWYCH

SKALA 1:500 dz. nr 60/2, 62/10 i in. ark. mapy zasad 7 220 31 18.2.1

Obiekt: Zadumy  
 Jednostka ewidencyjna: 281803\_4 Miasto Goldap  
 Obręb ewidencyjny: 0001 Goldap  
 Wykonana dnia 25.08.2023 r. przez geodetę inż. Andrzeja Olszewskiego.  
 Kierownik prac geodeta uprawniony Wanda Kuklewicz nr upr. zaw. 14574  
 Mapa w układzie "2000/21" - układ wysokości PL-EVRF2007-NH  
 Nr Rejestru Zgłoszeń GN 6640.2.334.2023 Nr ks. zam. 87/2023

Nie wyklucza się istnienia w terenie innych nie wskazanych na niniejszej mapie urządzeń podziemnych, które nie były zgłoszone do inwentaryzacji powykonawczej zgodnie z art. 27 ustawy z dnia 17 maja 1989 r. Prawo geodezyjne i kartograficzne (t.j. Dz.U. z 2021 r. poz. 1990 z 2022 r. poz. 1846, 2185, z 2023 r. poz. 803). Obowiązkiem inwestora (wykonawcy) jest zgłoszenie przed zasypaniem wszelkich urządzeń podziemnych przed inwentaryzacją powykonawczą.  
 Wykonanie niniejszej mapy nie było poprzedzone ustaleniami dot. ewentualnych służebności gruntowych obciążających grunty położone w granicach projektowanej inwestycji budowlanej.  
 Dane w zakresie ewidencji gruntów wniesiono z numerycznej mapy ewidencji gruntów i budynków udostępnionej przez PODGIK w Goldapi, bez prawnego ustalenia granic.  
 Mapę sporządzono na podstawie materiałów archiwalnych DDGIK w Goldapi, bazy danych mapy zasadniczej i pomiaru aktualizacyjnego z dnia 25.08.2023 r.

GEODETA

inż. Andrzej Olszewski

ewidencja ewidencyjna...  
 Nr Rejestru Zgłoszeń GN 6640.2.334.2023  
 Nr ks. zam. 87/2023  
 wykonano dnia 25.08.2023 r.


GEODETA

inż. Andrzej Olszewski



Biuro Geodezyjne i Kartograficzne  
 KLASYK - A. OLSZEWSKI  
 Andrzej Olszewski  
 19-500 Goldap, ul. Piłsudskiego 20/22  
 Pracownia: 1. Piłsudskiego 20/22  
 tel. 602 41 11 11  
 REGON: 144 452 000

Załącznik nr 8  
 do Zarządzenia Nr... 31/VII/2024  
 Burmistrza Gołdapi  
 z dnia... 17.08.2024 r.

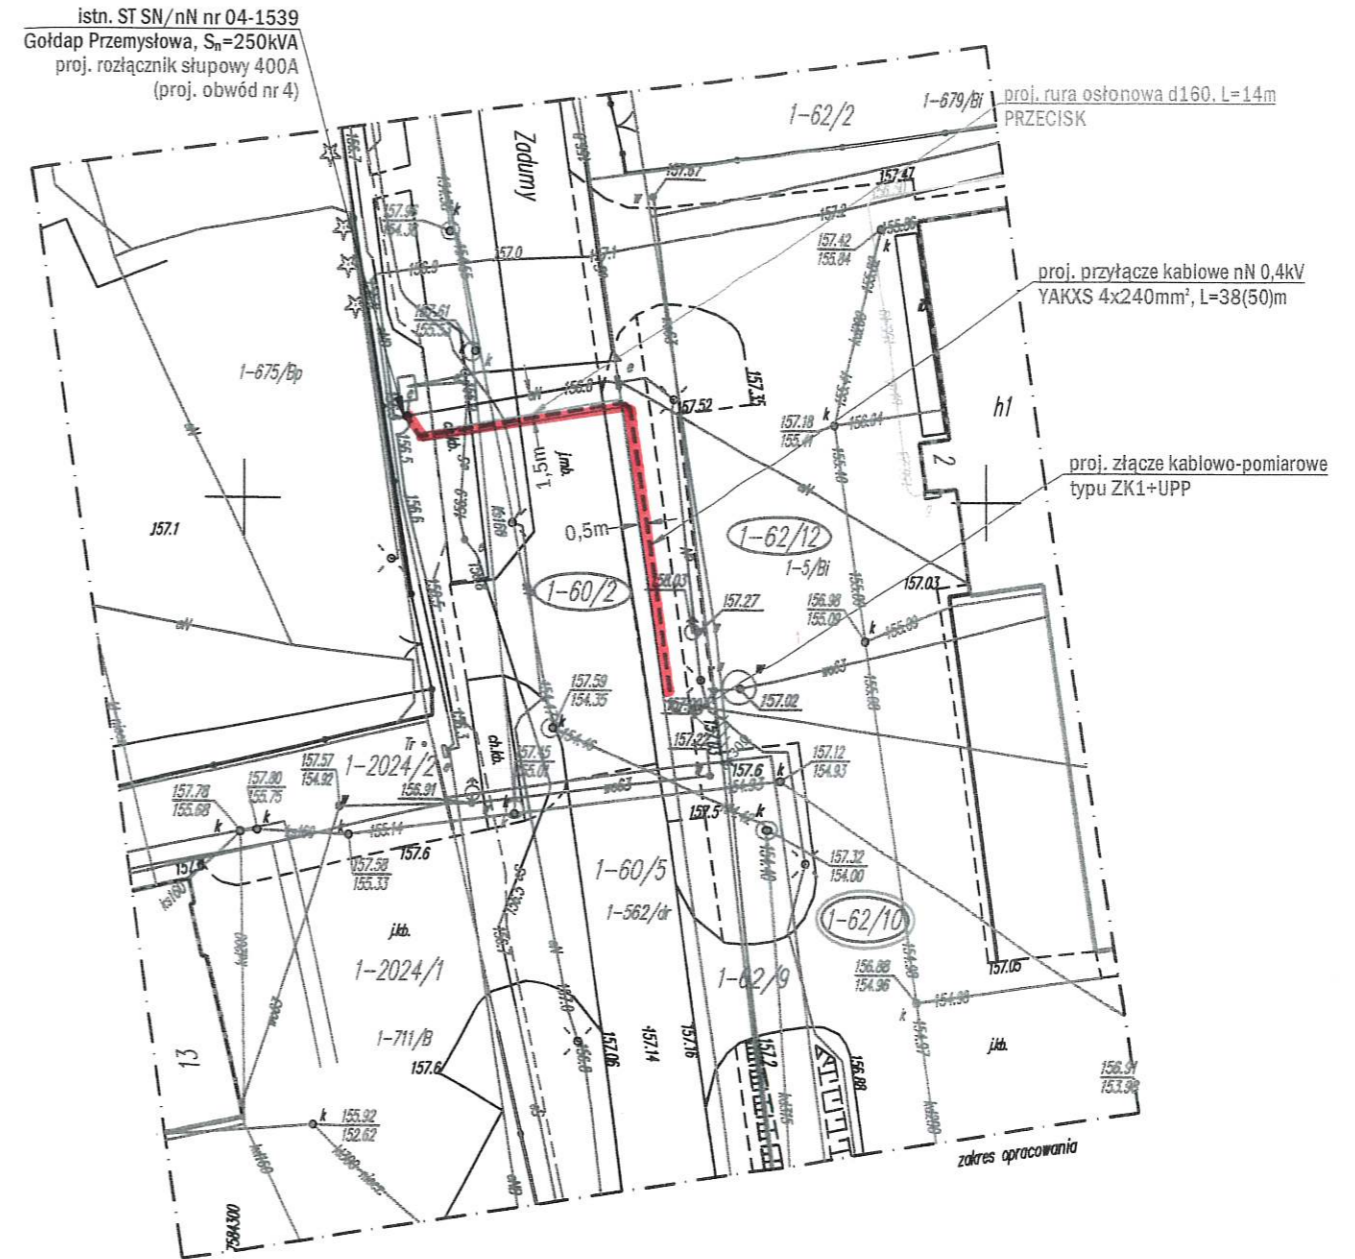

Trasę przyłącza kablowego oraz lokalizację złącza kablowego uzgodniono bez uwag.

Zięnda Marek

Elektronicznie podpisany przez Zięnda Marek  
 Data: 2023.08.25 07:35:12 +0200

Zakład Instalacji Elektrycznych MONTER Zdzisław Kornyszko  
 ul. Aleksandra Putry 11/5, 16-400 Suwałki, NIP: 844-103-65-34  
 tel.: 532-532-002, e-mail: monter.zie@gmail.com

	OBIEKT PRZYŁĄCZANY: ogólnodostępna stacja ładowania, dz. nr 62/10	
	ADRES INWESTYCJI: Goldap, ul. Zadumy (obr. nr 0001 Goldap), gm. miasto Goldap, dz. nr 60/2, 62/12, 62/10	
INWESTOR: PGE Dystrybucja S.A. z siedzibą w Lublinie ul. Garbarska 21A 20-340 Lublin	NAZWA RYSUNKU: Budowa elektroenergetycznego przyłącza kablowego nN 0,4kV - PROJEKT ZAGOSPODAROWANIA TERENU	
PROJEKTOWAŁ: inż. Dymitr Naliwajko Upr. bud. nr BI/226/89 Nr ew. PDL/IE/0971/01	SKALA: 1:500	WARUNKI PRZYŁĄCZENIA 22-B4/WP/04031 z dn. 29.06.2022r.
WSPÓŁPRACA: inż. Jarosław Wysocki	Podpis: 	UMOWA UM/DYS/OB/RR4/05871/2023/WY
		Podpis: 
		Branża: E
		Nr rys.: 2