

# MAPA SYT.-WYS.

pod przyłącze eN  
do działek 2003/8 i 2003/9

Obręb : 0001 Goldap  
Gmina : 03\_4 Miasto Goldap  
Powiat : 18 - goldapski  
Woj. : 28 warmińsko - mazurskie

Skala 1 : 500

MAPA DO CELÓW PROJEKTOWYCH  
Aktualna na dzień 20.09.2023r.

Nr kanc.: GN.6640.2.379.2023 Nr ks.rob.: 85/2023


układ współrzędnych 2000 południk 21  
poziom odniesienia "PL-EVRF2007-NH - Amsterdam"

Niniejszą mapę sporządzono na podstawie materiałów archiwalnych  
i nowego (uzupełnionego) pomiaru z roku 2023

Obowiązkiem inwestora (wykonawcy) jest zgłoszenie przed zasypaniem wszelkich  
urządzeń podziemnych celem inwentaryzacji powykonawczej.

Poza wykazanymi na niniejszej mapie urządzeniami podziemnymi nie wyklucza  
się istnienia w terenie urządzeń podziemnych o których brak informacji  
w środkach branżowych i nie zostały odnotowane w czasie inwentaryzacji.

Szkic orientacyjny  
skala 1 : 25000

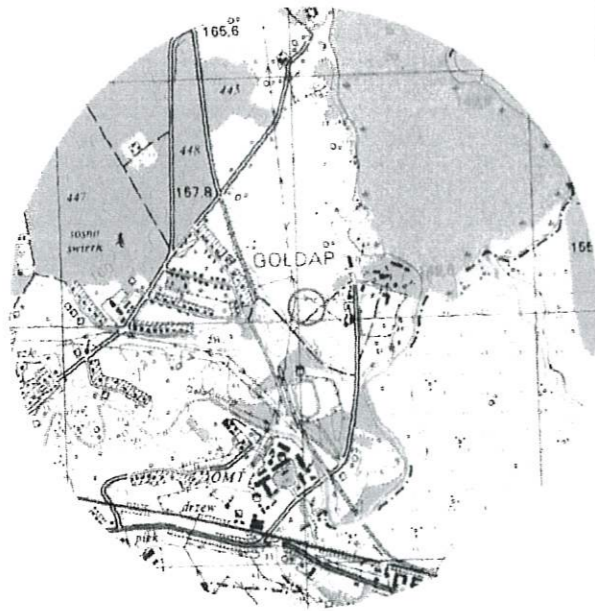

Uwaga! Użytki gruntowe wykazane na niniejszej mapie kolorem zielonym  
przedstawiają sposób użytkowania zgodny z ewidencją gruntów na dzień  
sporządzenia mapy.

Informacje o służebnościach gruntowych, mających wpływ  
na zagospodarowanie gruntów zlokalizowanych w granicach  
projektowanej inwestycji - nie badano

Oznaczenie granic obszaru, który był przedmiotem aktualizacji.

**GEODA**  
PEWNA FIRMA GEODEZYJNA

Paweł Krasowski  
ul. Kolejowa 29/4, 19-400 Olecko  
tel/fax (87) 520-33-33, kom. 502-088-500  
www.geoida.olecko.pl biuro@geoida.olecko.pl

Wykonał geodeta:  
PAWEŁ KRASOWSKI

GEODETA

inż. Paweł Krasowski

Kierownik robót:  
CZESŁAW KRASOWSKI

GEODETA UPRAWNIONY  
Zaśw. GUGiK Nr 2199

mgr inż. Czesław Krasowski

Prowadzca słu. że niniejszy dokument został opracowany w wyniku prac geodezyjnych i kartograficznych, których rezultaty zawiera operat techniczny wpisany do ewidencji materiałów państwowego zasobu geodezyjnego i kartograficznego	
Organ prowadzący państwowy zasób geodezyjny i kartograficzny	STAROSTA GOLDAPSKI
Identyfikator ewidencji materiałów zasobu technicznego	P.2818.2023.352
Data wpisania operatu technicznego do ewidencji materiałów zasobu	25.09.2023r.
Imię, nazwisko i podpis osoby reprezentującej organ	Z up. STAROSTY inż. Weronika Kuśtowska MŁODSZY REFERENT w Wydziale Geodezji i Nieruchomości

Trasę projektowanego przyłącza nN 0,4kV  
uzgodniono w RE Elk PGE Dystrybucja S.A.

Krysiewicz  
Tomasz 11503224

Elektronicznie podpisany przez  
Krysiewicz Tomasz 11503224  
Data: 2023.09.28 14:34:41  
+02'00'

Załącznik nr 9  
do Zarządzenia Nr 31/VI/2024  
Burmistrza Goldapi  
z dnia 17.09.2024 r.

Zakład Instalacji Elektrycznych MONTER Zdzisław Kornyszko  
ul. Aleksandra Puty 11/5, 16-400 Suwałki, NIP: 844-103-65-34  
tel.: 532-532-002, e-mail: monter.zie@gmail.com

<b>MONTER</b>	OBIEKT PRZYŁĄCZANY: budynek mieszkalny, dz. nr 2003/8 budynek mieszkalny, dz. nr 2003/9	
	ADRES INWESTYCJI: miasto Goldap, ul. Borowinowa, dz. nr 2011, ul. Klimatyczna, dz. nr 1993 (obr. nr 0001 Goldap 1), gmina miasto Goldap	
INWESTOR: PGE Dystrybucja S.A. z siedzibą w Lublinie ul. Garbarska 21A 20-340 Lublin	NAZWA RYSUNKU: Budowa elektroenergetycznego przyłącza kablowego nN 0,4kV - PROJEKT ZAGOSPODAROWANIA TERENU	WARUNKI PRZYŁĄCZENIA 22-B4/WP/04985 z dn. 26.08.2022r. 22-B4/WP/04986 z dn. 26.08.2022r.
PROJEKTOWAŁ: inż. Dymitr Naliwajko Upr. bud. nr BI/226/89 Nr ew. PDL/IE/0971/01	SKALA 1:500	DATA OPRACOWANIA WRZESIEŃ 2023r.
WSPÓŁPRACA: inż. Jarosław Wysocki	Podpis: <i>Naliwajko</i>	UMOWA UMR/DYS/OB/RU/04048/2023/WY
	Podpis: <i>W</i>	Branża <b>E</b>
		Nr rys. <b>2</b>

